



GRUNDRISS

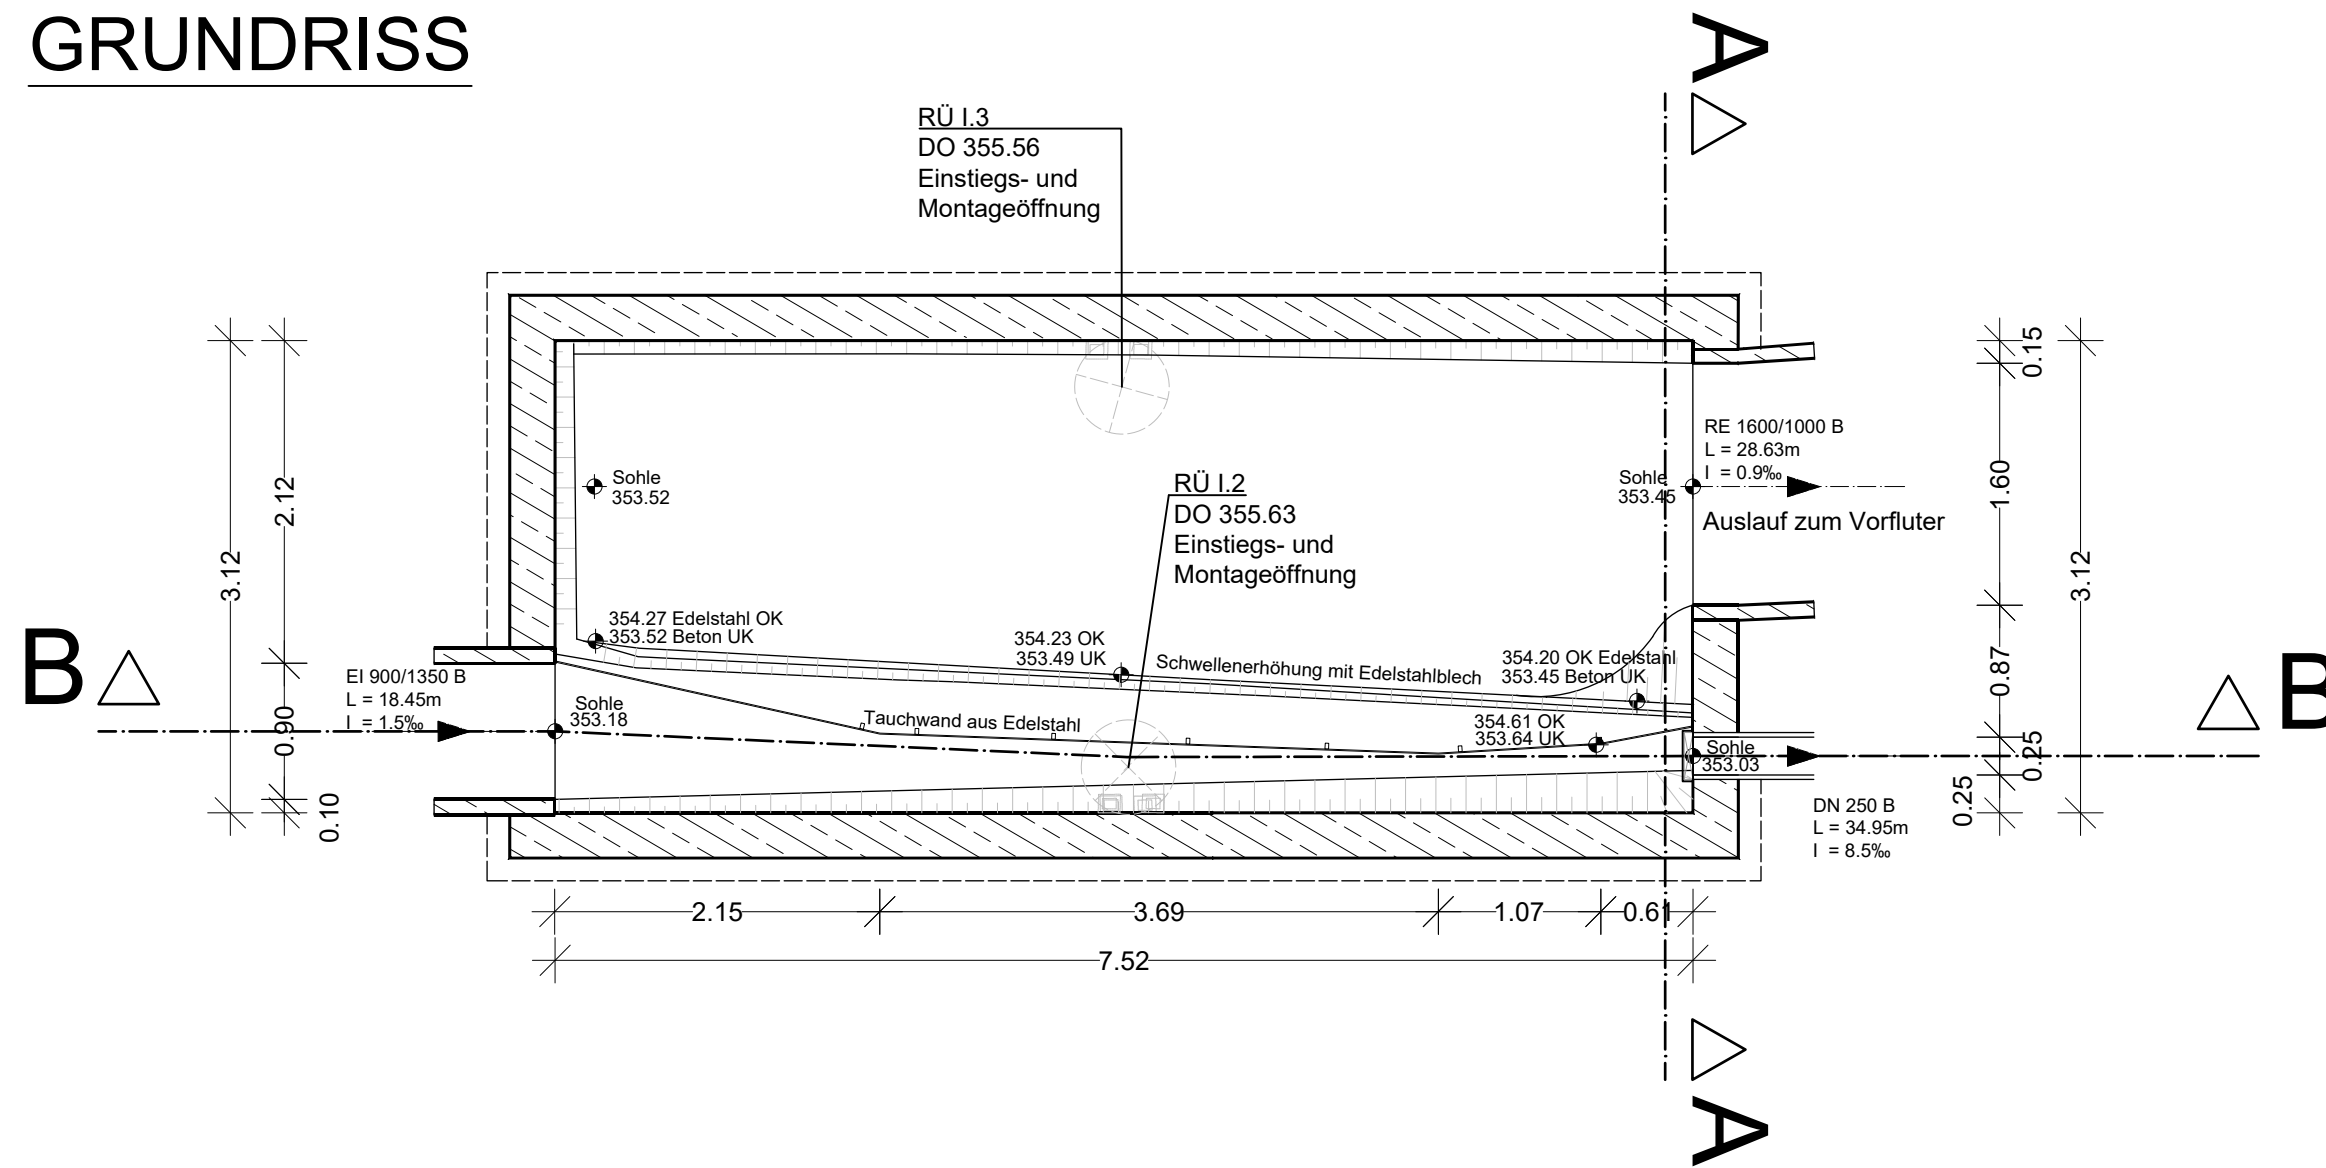


Lageplan M 1:1000

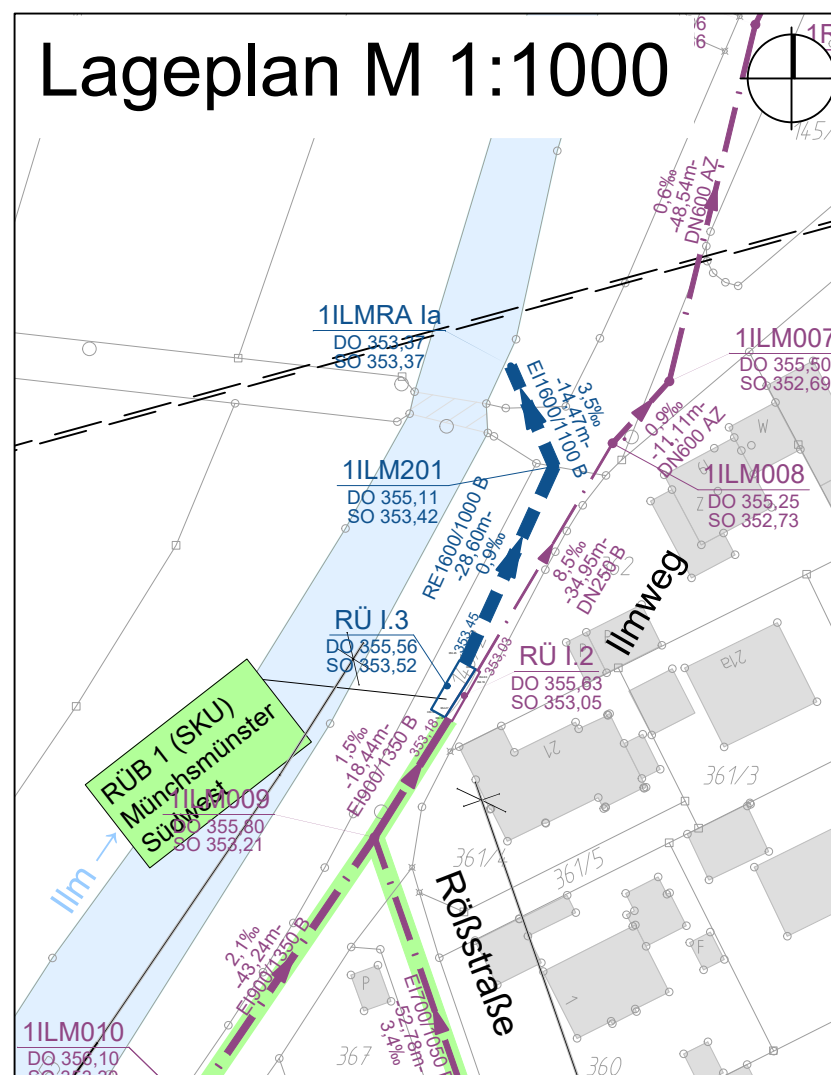


| Drosselkennlinie (bei Schieberstellung offen) | | |
|--|--------------------|-------------------------|
| Wasserstand [m ü. NN] | Wasserstand [m] | Drosselabfluss [l/s] |
| 353.03 | 0 | 40.0 |
| 353.13 | 0.1 | 40.0 |
| 353.23 | 0.2 | 51.9 |
| 353.33 | 0.3 | 61.6 |
| 353.43 | 0.4 | 70.0 |
| 353.53 | 0.5 | 77.5 |
| 353.63 | 0.6 | 84.3 |
| 353.73 | 0.7 | 90.7 |
| 353.83 | 0.8 | 96.6 |
| 353.93 | 0.9 | 102.2 |
| 354.03 | 1.0 | 107.5 |
| 354.13 | 1.1 | 112.6 |
| 354.23 | 1.2 | 117.4 |
| 354.33 | 1.3 | 122.1 |
| 354.43 | 1.4 | 126.6 |
| 354.53 | 1.5 | 130.9 |
| 354.63 | 1.6 | 135.1 |
| 354.73 | 1.7 | 139.2 |
| 354.83 | 1.8 | 143.1 |
| 354.93 | 1.9 | 147.0 |
| 355.03 | 2.0 | 150.7 |
| 355.10 | 2.1 | 153.3 |

Schwellenhöhe 354.23 m ü. NN
UK Decke 355.10 m ü. NN

SCHNITT B-B

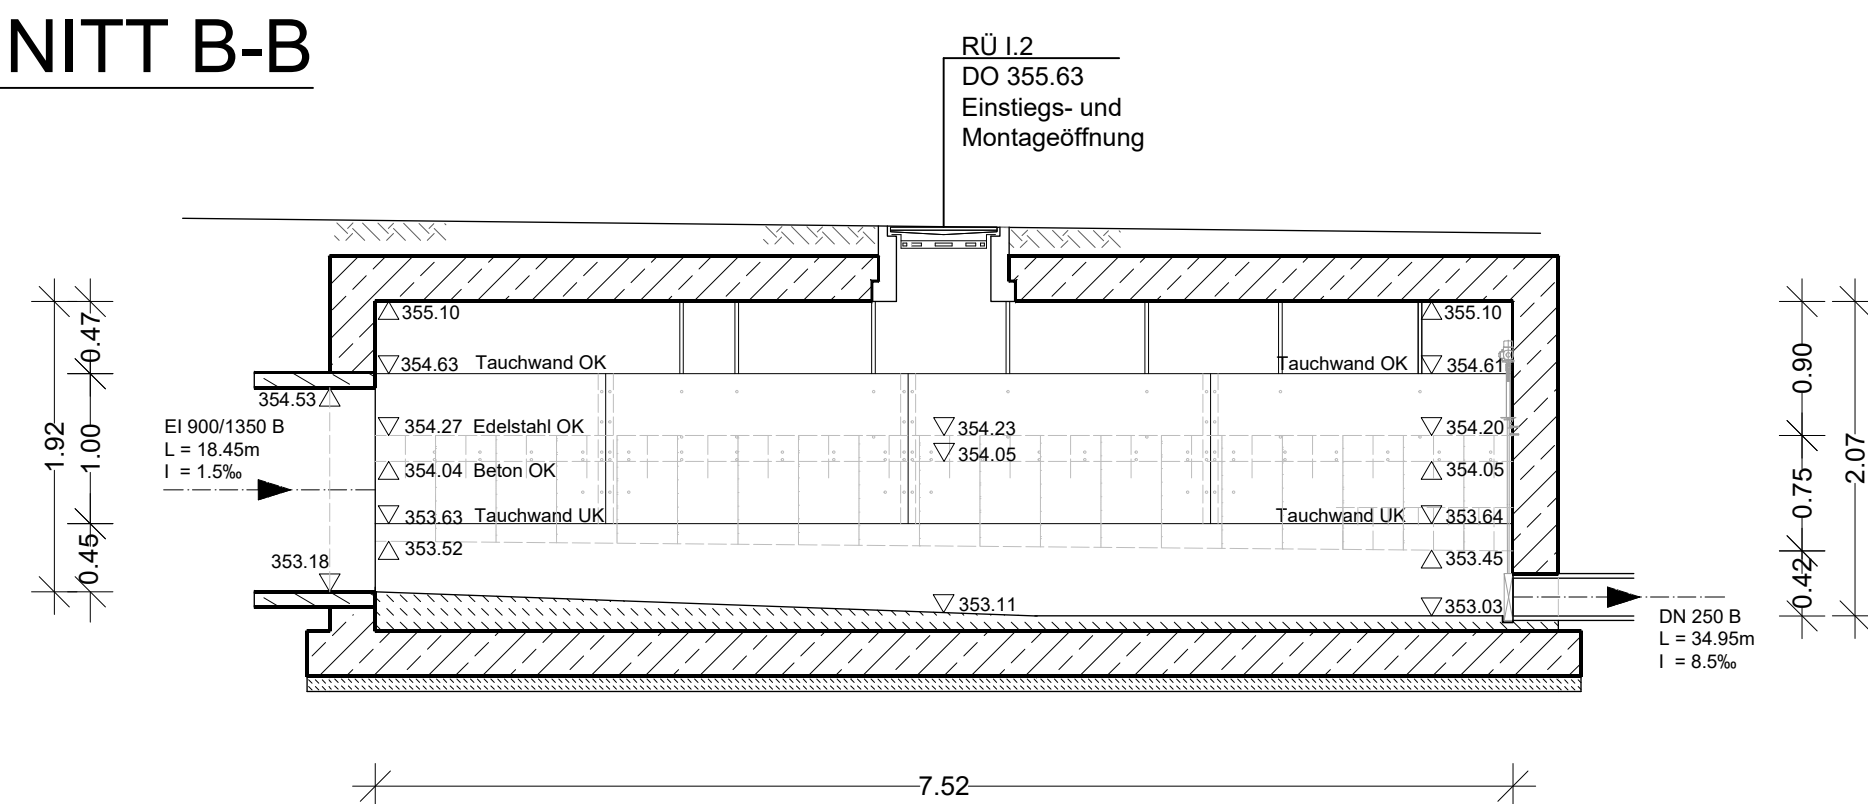

SCHNITT A-A

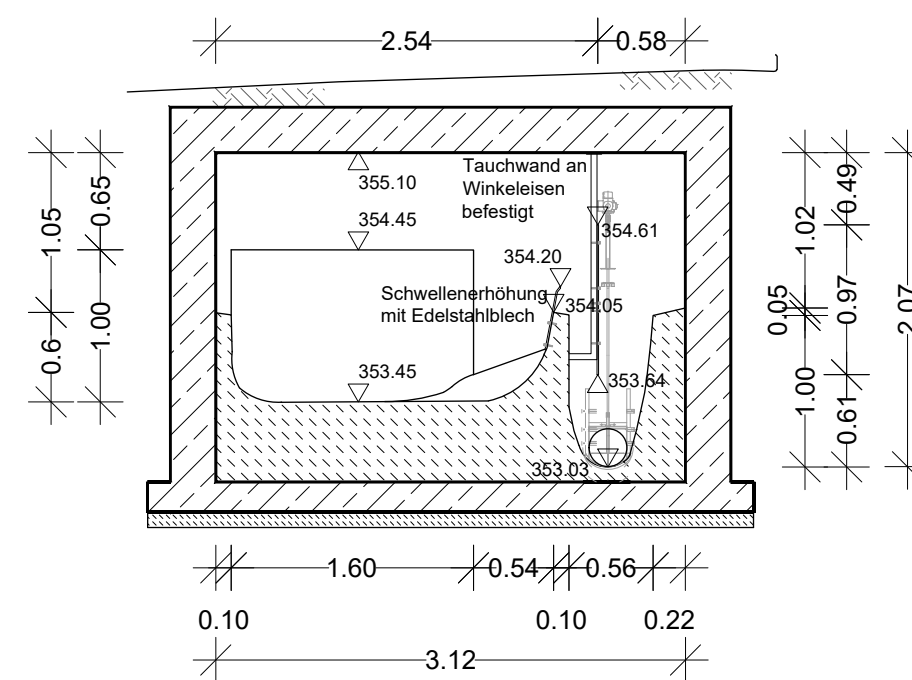

Sanierung:
 Reduzierung Drosselabfluss auf 25.0 l/s
 Neubau Drosselbauwerk, Nachrüstung durchflussgeregeltes Drosselorgan gem. DWA-A 166.
 Nachrüstung Messeinrichtung

Hinweis Bauwerke:
 Der Bauwerksplan wurde auf Basis eines Laserscans von WipflerPLAN erstellt. Der Scan umfasst die Innenabmessungen des im Bestandsplan dargestellten Überlaufbauwerks. Abgebildete Wandstärken Bodenaufbauten und Schieber sind nicht zur Maßentnahme geeignet und nur nachträglich dargestellt.

Hinweis Kanalbestand:
 Der Lageplanausschnitt wurde auf Grundlage der Kanalbestandsdaten Münchsmünster (Kanalgesamtnetz) erstellt. Die Daten wurden am 28.01.2020 von Ingenieur- u. Planungsbüro Martin Huber, Mainburg an WipflerPLAN übergeben.

| Index: | Art der Änderung: | Datum: | gezeichnet: |
|--------|-------------------|--------|-------------|
| | | | |

Projekt:
Wasserrecht Regenentlastungsanlagen
 Einzugsbereich Kläranlage Münchsmünster

Gde. Münchsmünster, Stadt Neustadt/Donau
 Lkr. Pfaffenhofen/Ilm, Kelheim GENEHMIGUNGSPLANUNG

Planinhalt: RÜB 1 (SKU) Münchsmünster Südwest

Plan-Nr./Index: GP EB01

Maßstab: 1:50, 1:1000

Aufgestellt: M. Ruhstorfer

Plangrundlagen: Geobasisdaten: Bayerische Vermessungsverwaltung digitale Flurkarte mit Stand 09.2018 und 06.2019

Lagesystem: Gauss-Krüger

Höhensystem: m ü. NN (DHHN 12)

gezeichnet: D. Gohring

geprüft: K. Parth

Entwurfsverfasser:
WipflerPLAN
 Planungsgesellschaft mbH
 Architekten: Bauingenieure, Vermessungsingenieure, Erschließungsträger


WipflerPLAN
 Planungsgesellschaft mbH
 Hohenwarter Straße 124
 85276 Pfaffenhofen / Ilm
 Tel.: 08441 5046-0
 Fax: 08441 490204
 www.wipflerplan.de
 info@wipflerplan.de

Vorhabensträger:
 Gemeinde Münchsmünster
 Tassilostraße 20
 85126 Münchsmünster
 Tel.: 08402 9399-0
 Fax: 08402 9399-20
 www.muenchsmuenster.de
 gemeinde@muenchsmuenster.bayern.de

Stadt Neustadt a. d. Donau


Stadt Neustadt a. d. Donau
 Stadtplatz 1
 93333 Neustadt a. d. Donau
 Tel.: 09445 9717-0
 Fax: 09445 9717-10
 www.neustadt-donau.de
 poststelle@neustadt-do.de

GRUNDRISS

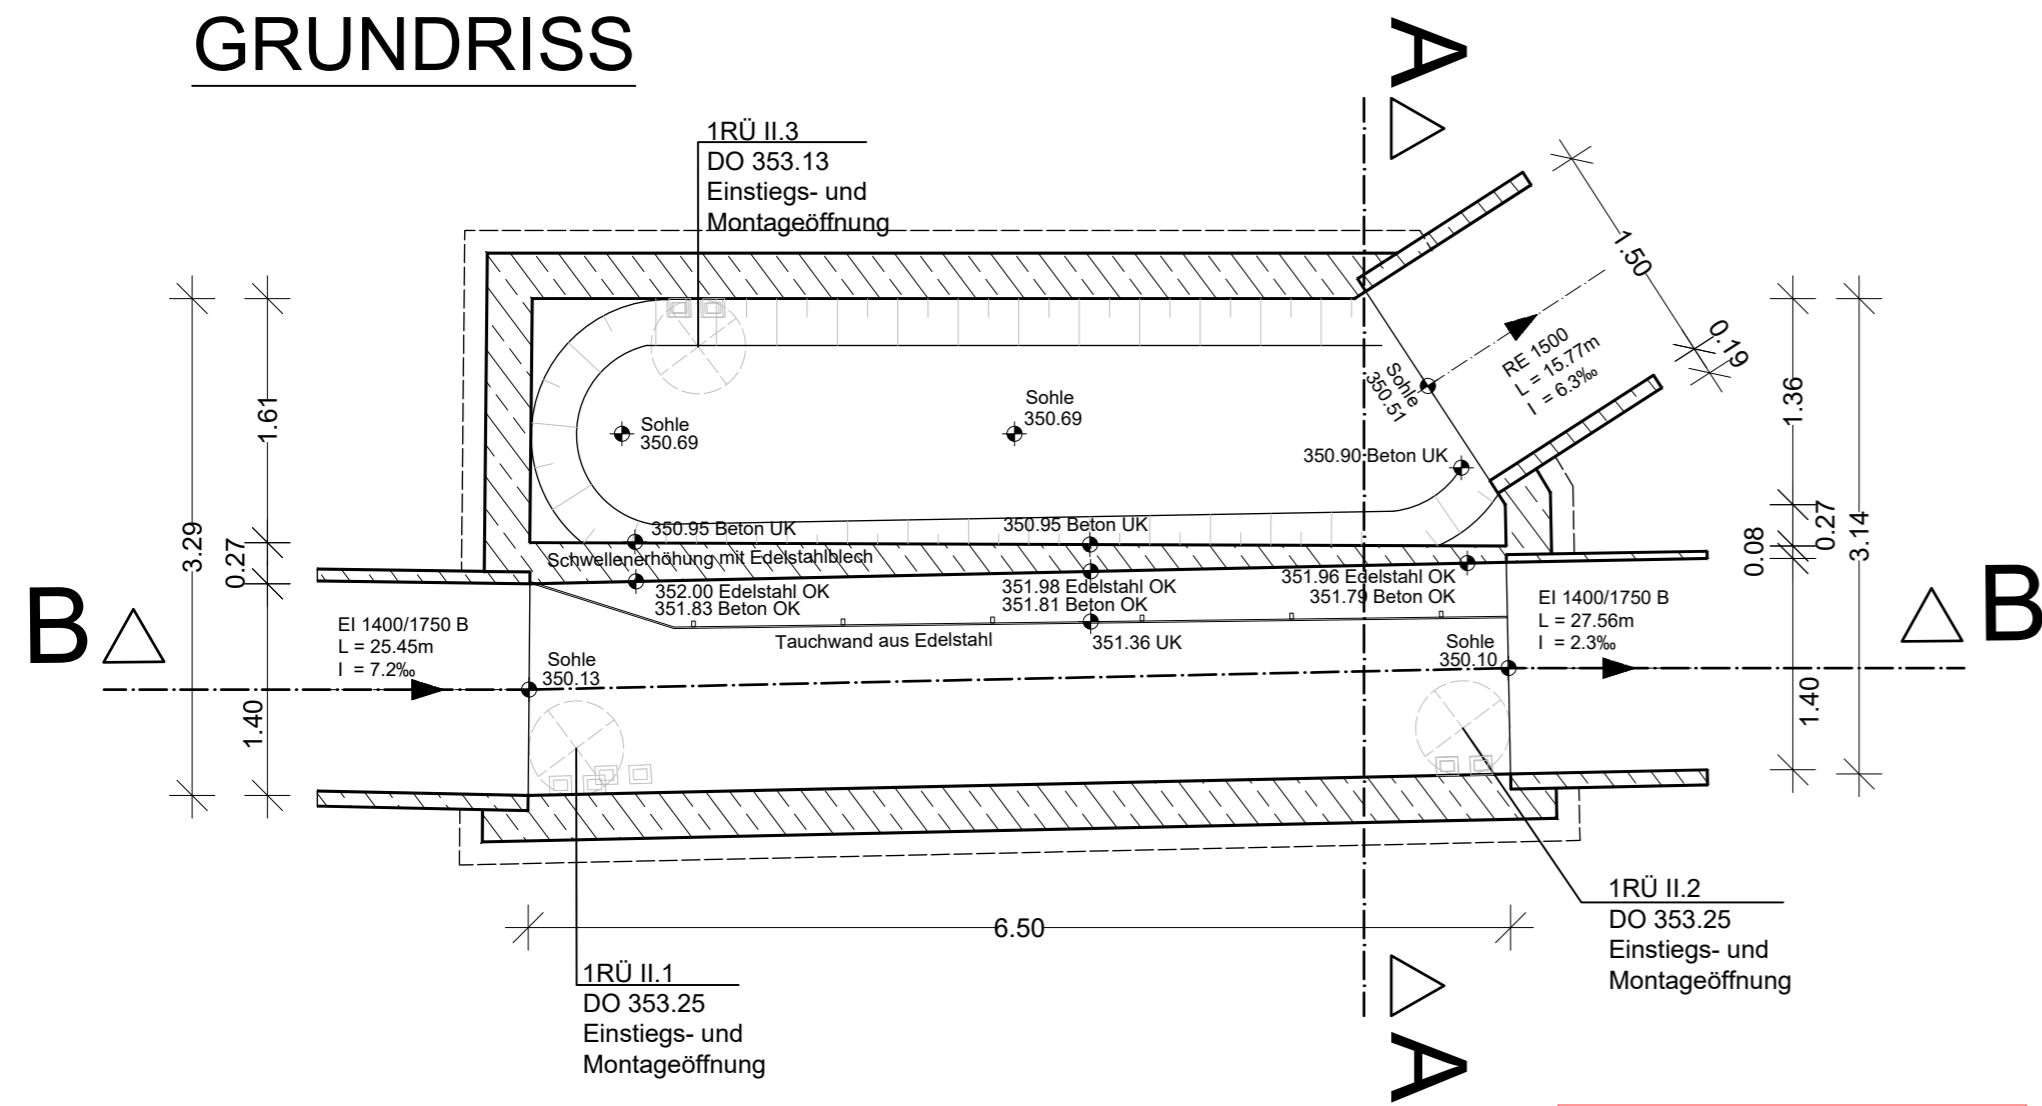


Sanierung:
 Erhöhung Drosselabfluss auf 55.0 l/s
 Neubau Drosselbauwerk, Nachrüstung durchflussgeregeltes Drosselorgan gem. DWA-A 166.
 Nachrüstung Messeinrichtung


SCHNITT B-B

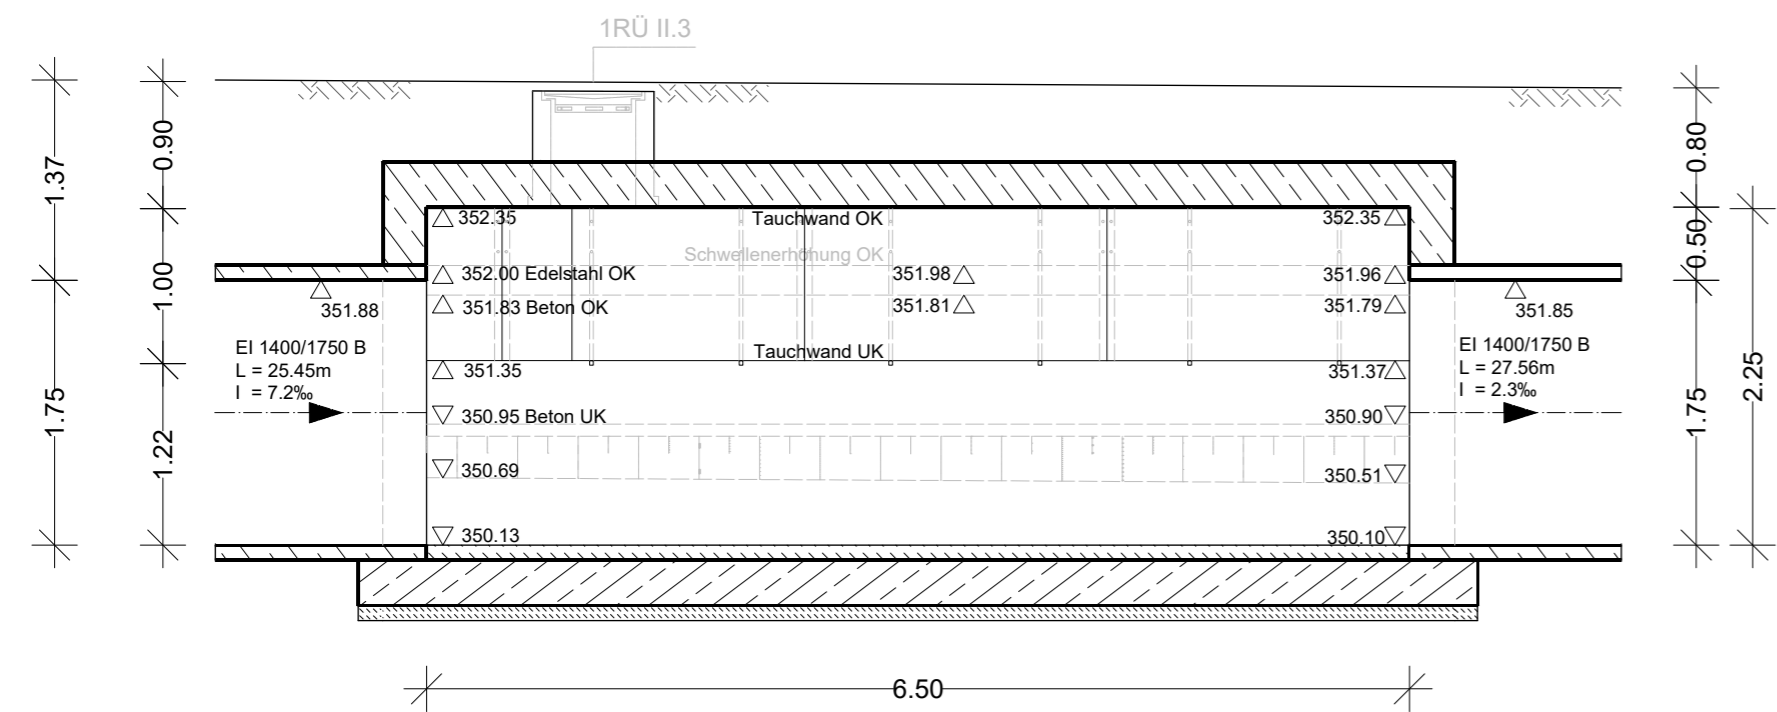

Lageplan M 1:1000

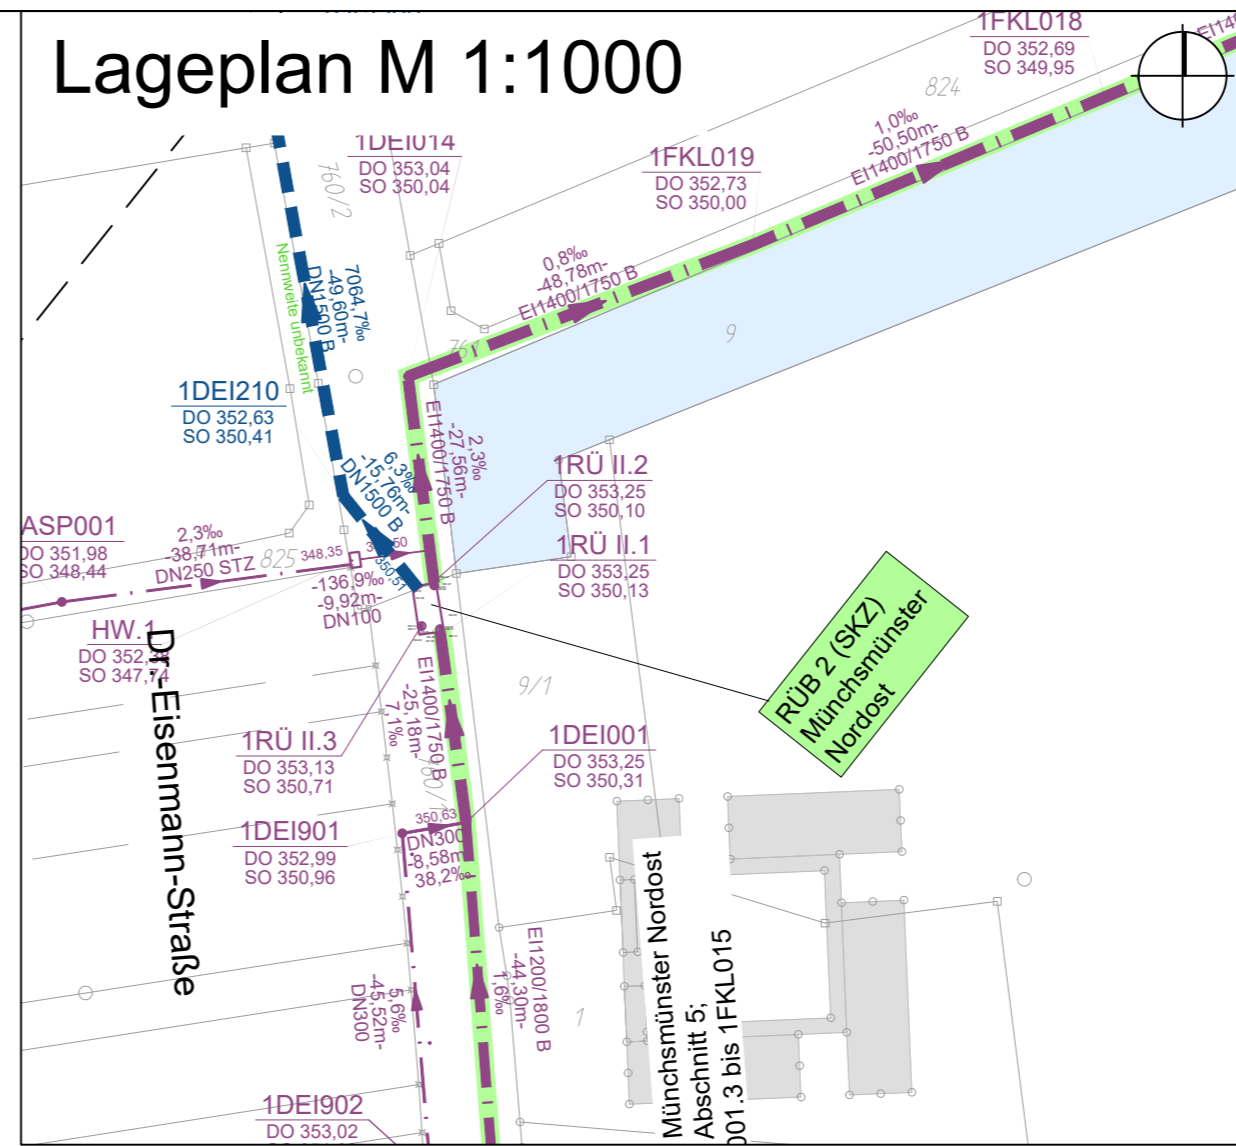

SCHNITT A-A

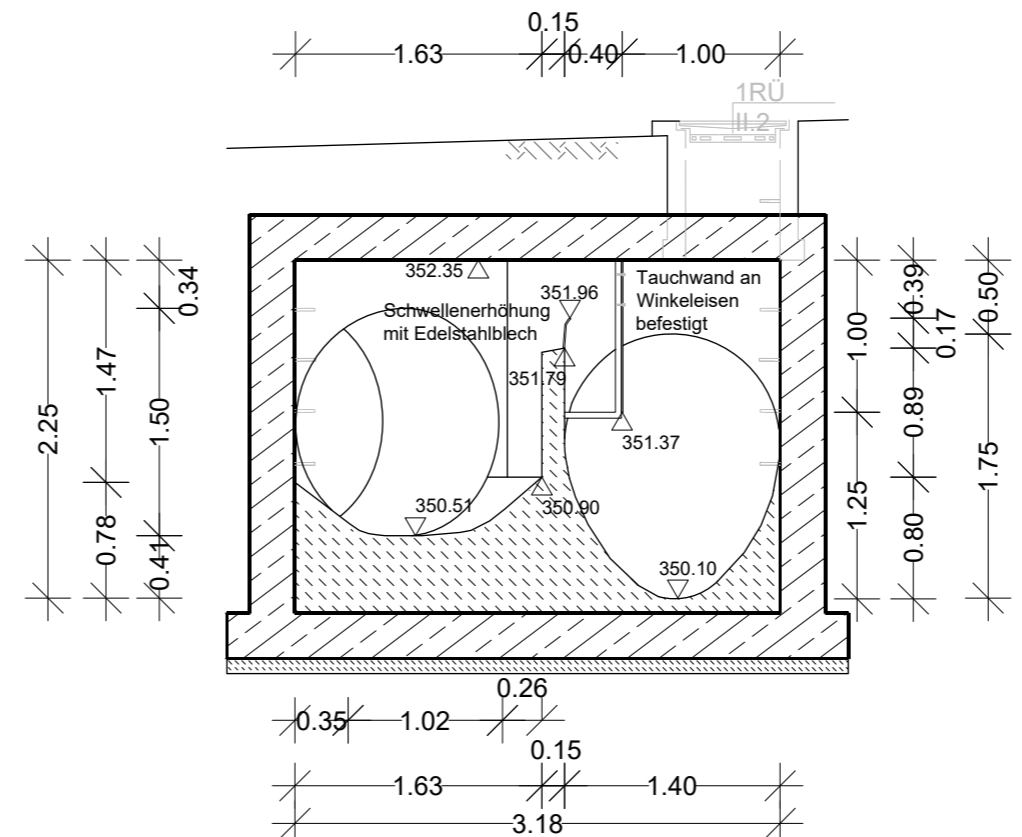

Hinweis Bauwerke:
 Der Bauwerksplan wurde auf Basis eines Laserscans von WipflerPLAN erstellt. Der Scan umfasst die Innenabmessungen des im Bestandsplan dargestellten Überlaufbauwerks. Abgebildete Wandstärken und Bodenaufbauten sind nicht zur Maßentnahme geeignet und nur nachträglich dargestellt.

Hinweis Kanalbestand:
 Der Lageplanausschnitt wurde auf Grundlage der Kanalbestandsdaten Münchsmünster (Kanalgesamtnetz) erstellt. Die Daten wurden am 28.01.2020 von Ingenieur- u. Planungsbüro Martin Huber, Mainburg an WipflerPLAN übergeben.

| | | | |
|--------|-------------------|--------|-------------|
| Index: | Art der Änderung: | Datum: | gezeichnet: |
|--------|-------------------|--------|-------------|

Projekt:
Wasserrecht Regenentlastungsanlagen Einzugsbereich Kläranlage Münchsmünster

Gde. Münchsmünster, Stadt Neustadt/Donau
 Lkr. Pfaffenhofen/Ilm, Kelheim **GENEHMIGUNGSPLANUNG**

| | |
|--|--------------|
| Planinhalt: | Projekt Nr.: |
| RÜB 2 (SKZ) Münchsmünster Nordost | 3017.059 |
| | Datum: |
| | 11.12.2020 |

| | | |
|-----------------|-----------------|---------------|
| Plan-Nr./Index: | Maßstab: | Aufgestellt: |
| GP EB02 | 1:50, 1:1000 | M. Ruhstorfer |

| | | |
|--|---------------------|-------------------|
| Plangrundlagen: | Lagesystem: | gezeichnet: |
| Geobasisdaten: Bayerische Vermessungsverwaltung digitale Flurkarte mit Stand 09.2018 und 06.2019 | Gauss-Krüger | D. Gohring |

| | | |
|--|-------------------|-----------------|
| | Höhensystem: | geprüft: |
| | m ü. NN (DHHN 12) | K. Parth |

Entwurfsverfasser:
WipflerPLAN
 Architekten
 Bauingenieure
 Vermessungsingenieure
 Erschließungsträger

WipflerPLAN
 Planungsgesellschaft mbH
 Hohenwarter Straße 124
 85276 Pfaffenhofen / Ilm
 Tel.: 08441 5046-0
 Fax: 08441 490204
 www.wipflerplan.de
 info@wipflerplan.de



Gemeinde Münchsmünster

Gemeinde Münchsmünster
 Tassilostraße 20
 85126 Münchsmünster
 Tel.: 08402 9399-0
 Fax: 08402 9399-20
 www.muenchsmuenster.de
 gemeinde@muenchsmuenster.bayern.de




Stadt Neustadt a. d. Donau

Stadt Neustadt a. d. Donau
 Stadtplatz 1
 93333 Neustadt a. d. Donau
 Tel.: 09445 9717-0
 Fax: 09445 9717-10
 www.neustadt-donau.de
 poststelle@neustadt-do.de


SCHNITT A - A

M=1:50

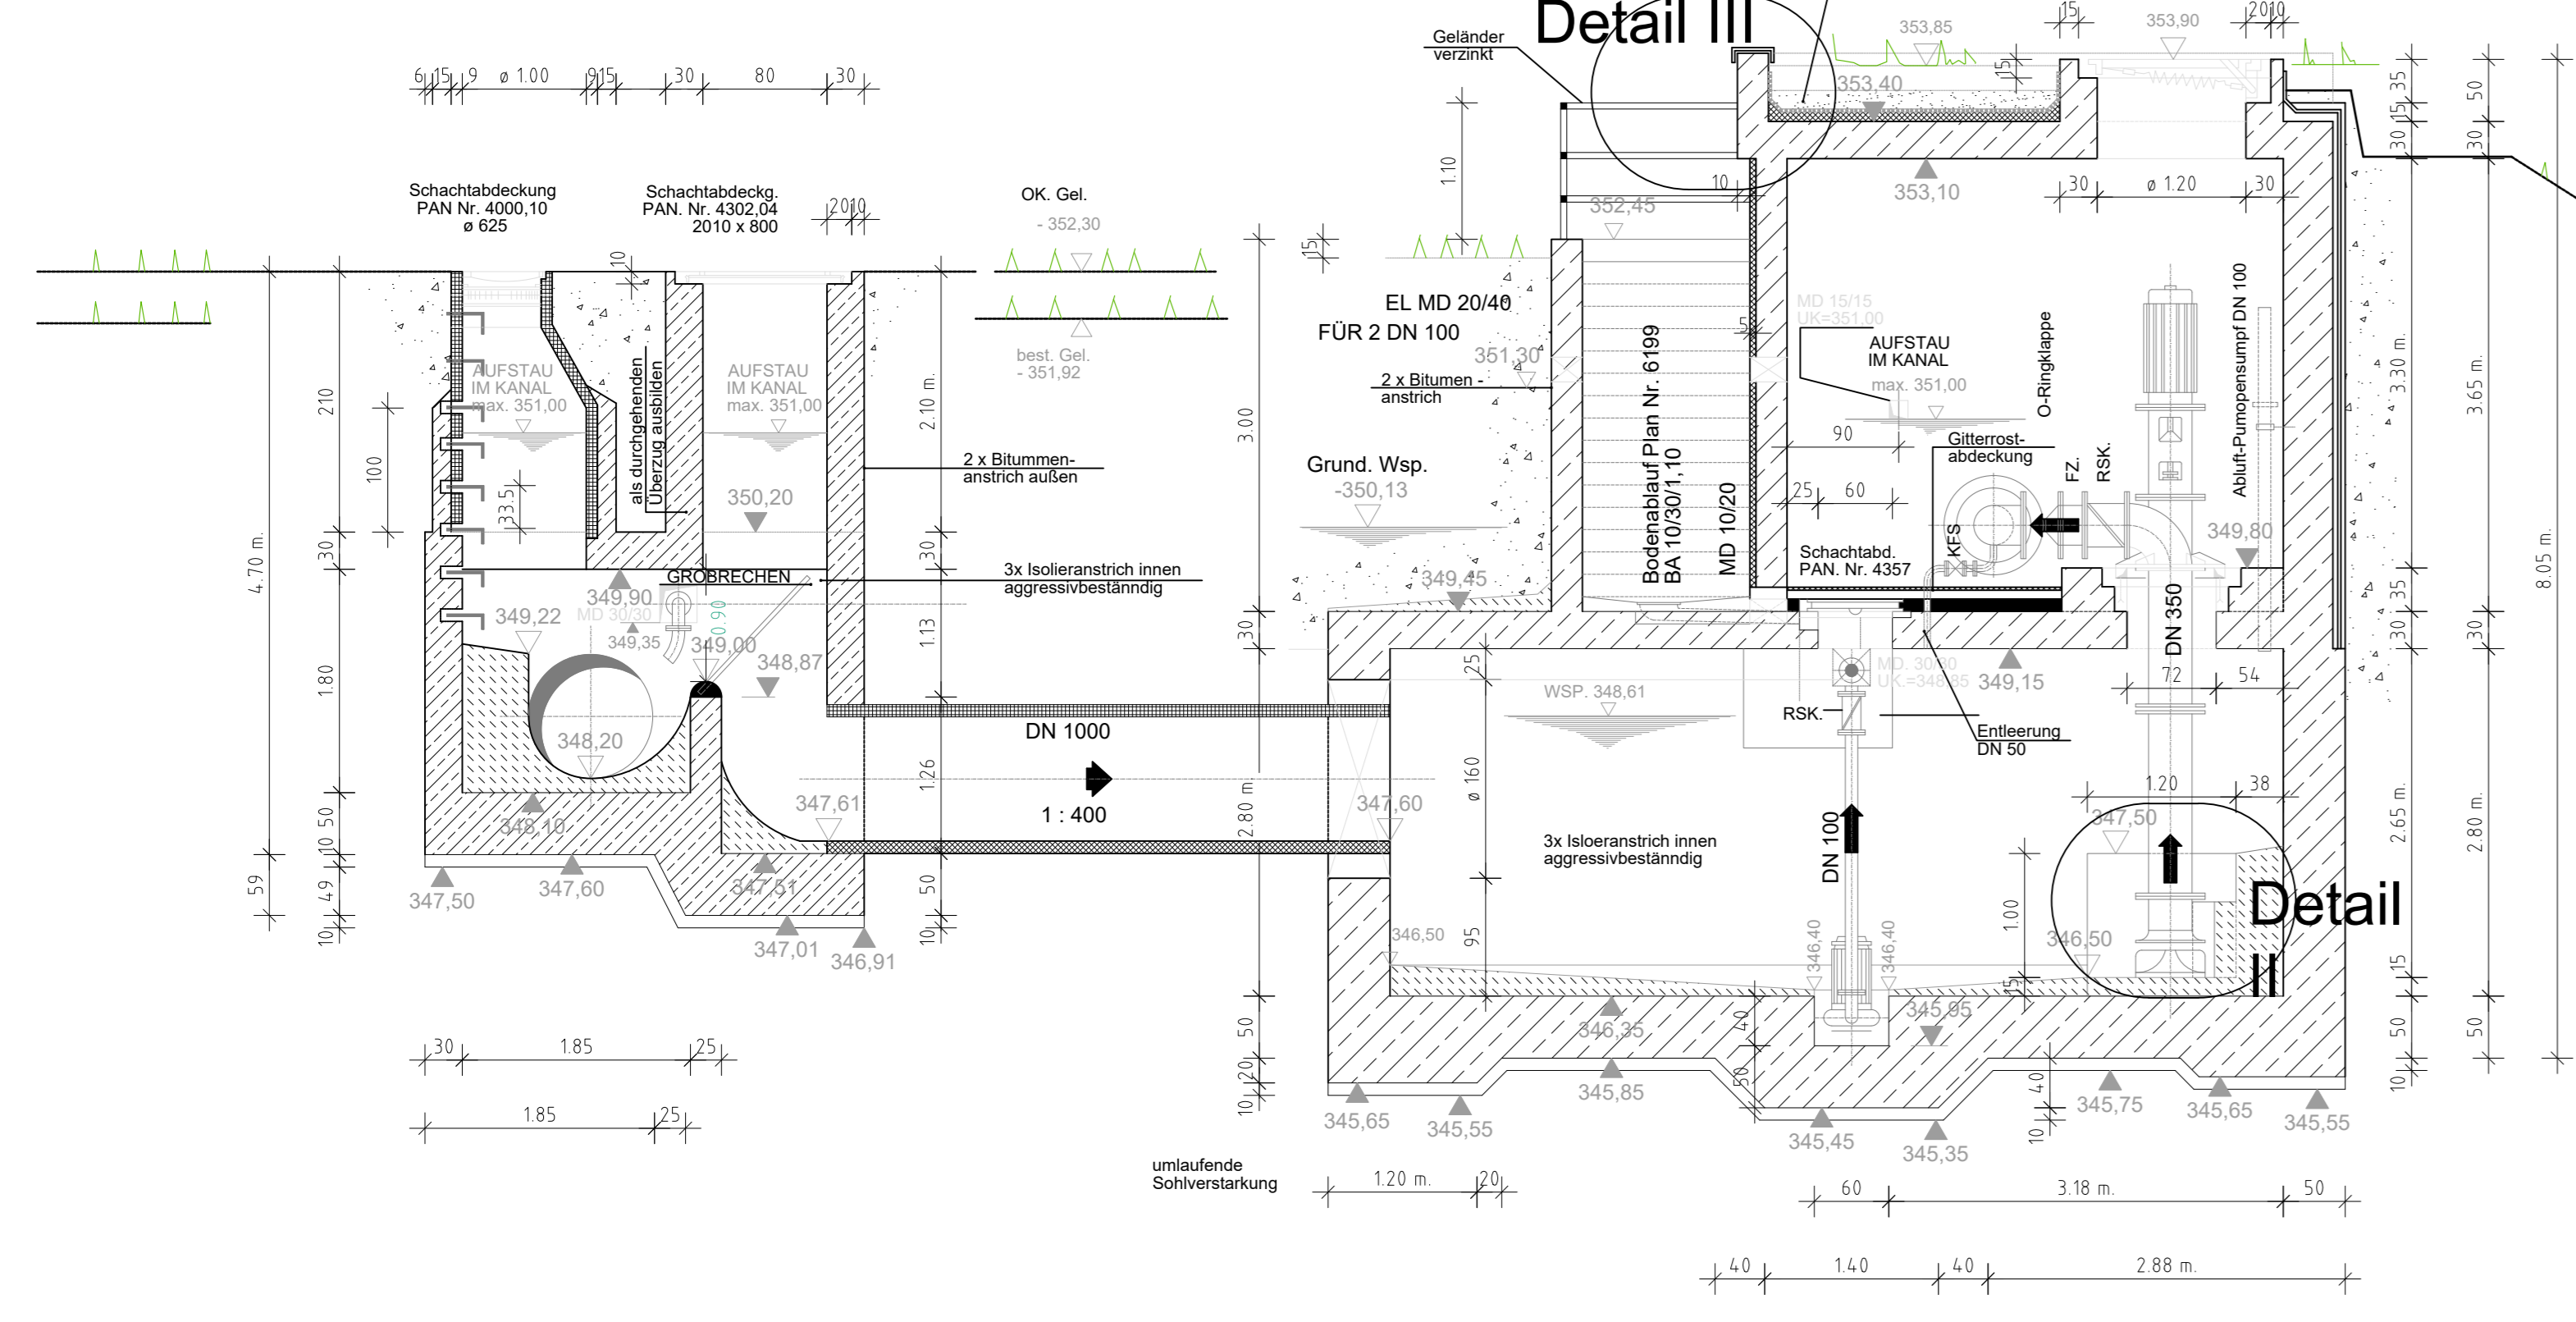


SCHNITT B - B

M=1:50

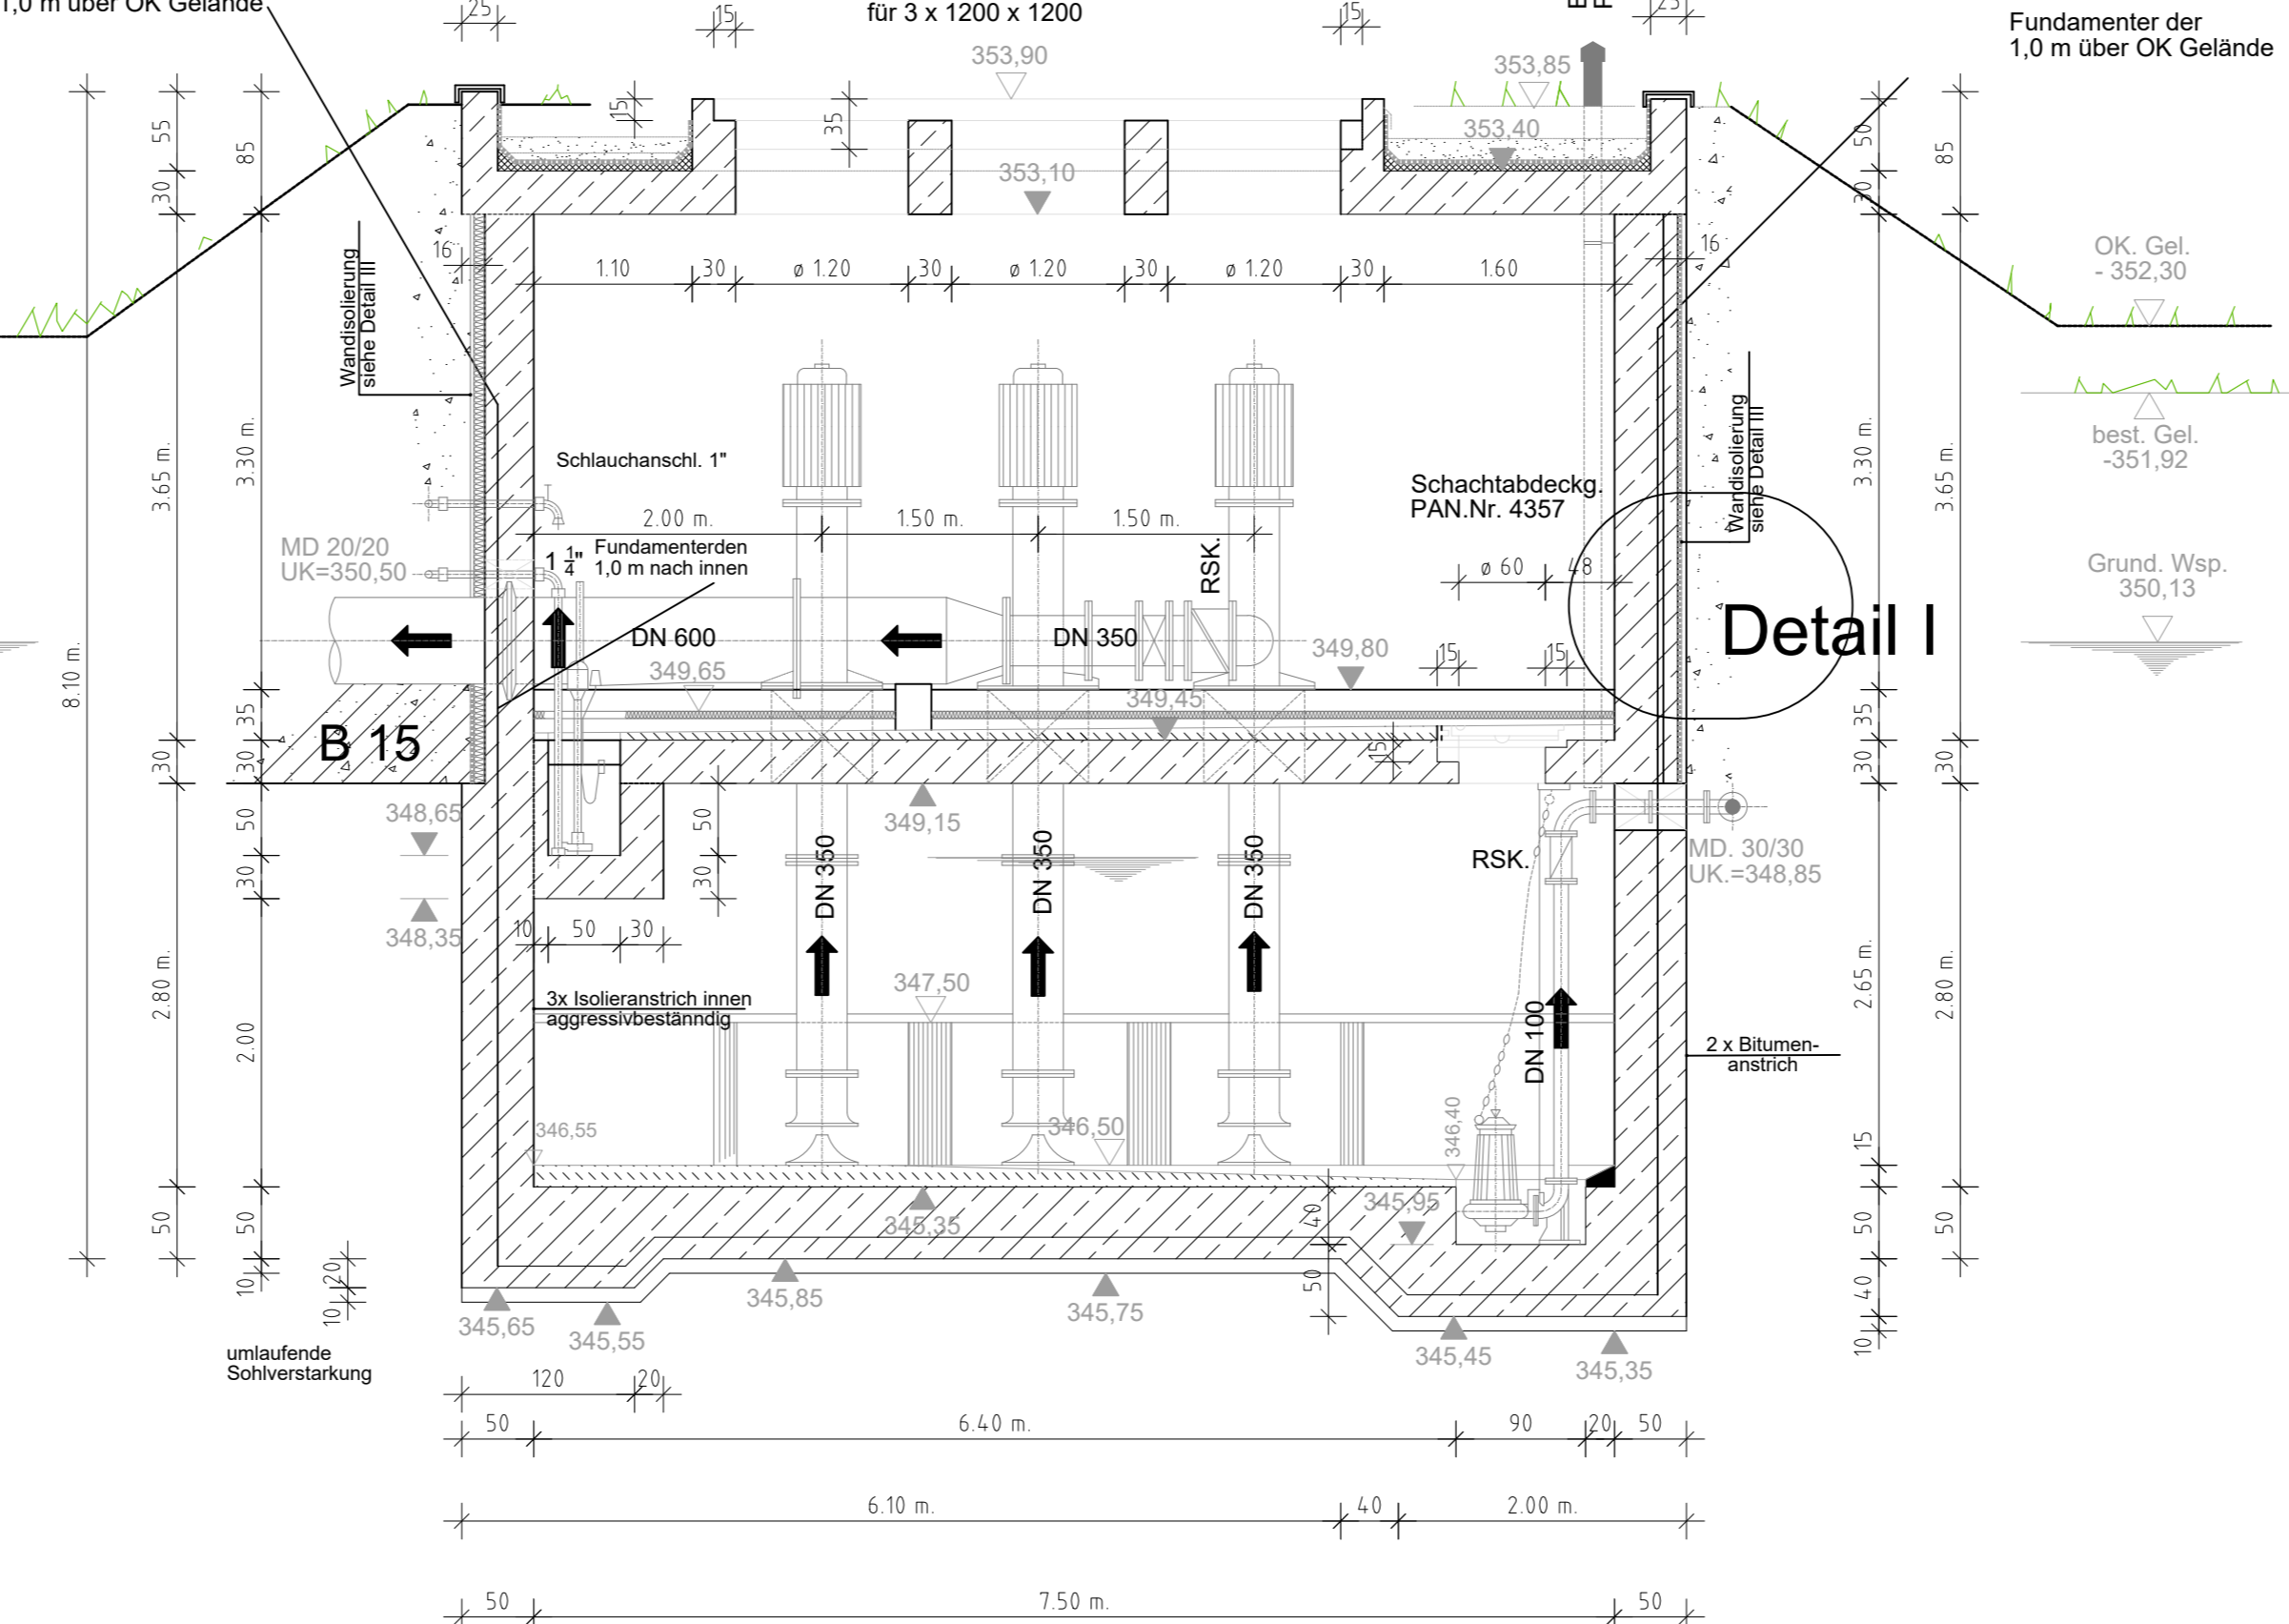

Treppenschnitt

M=1:50

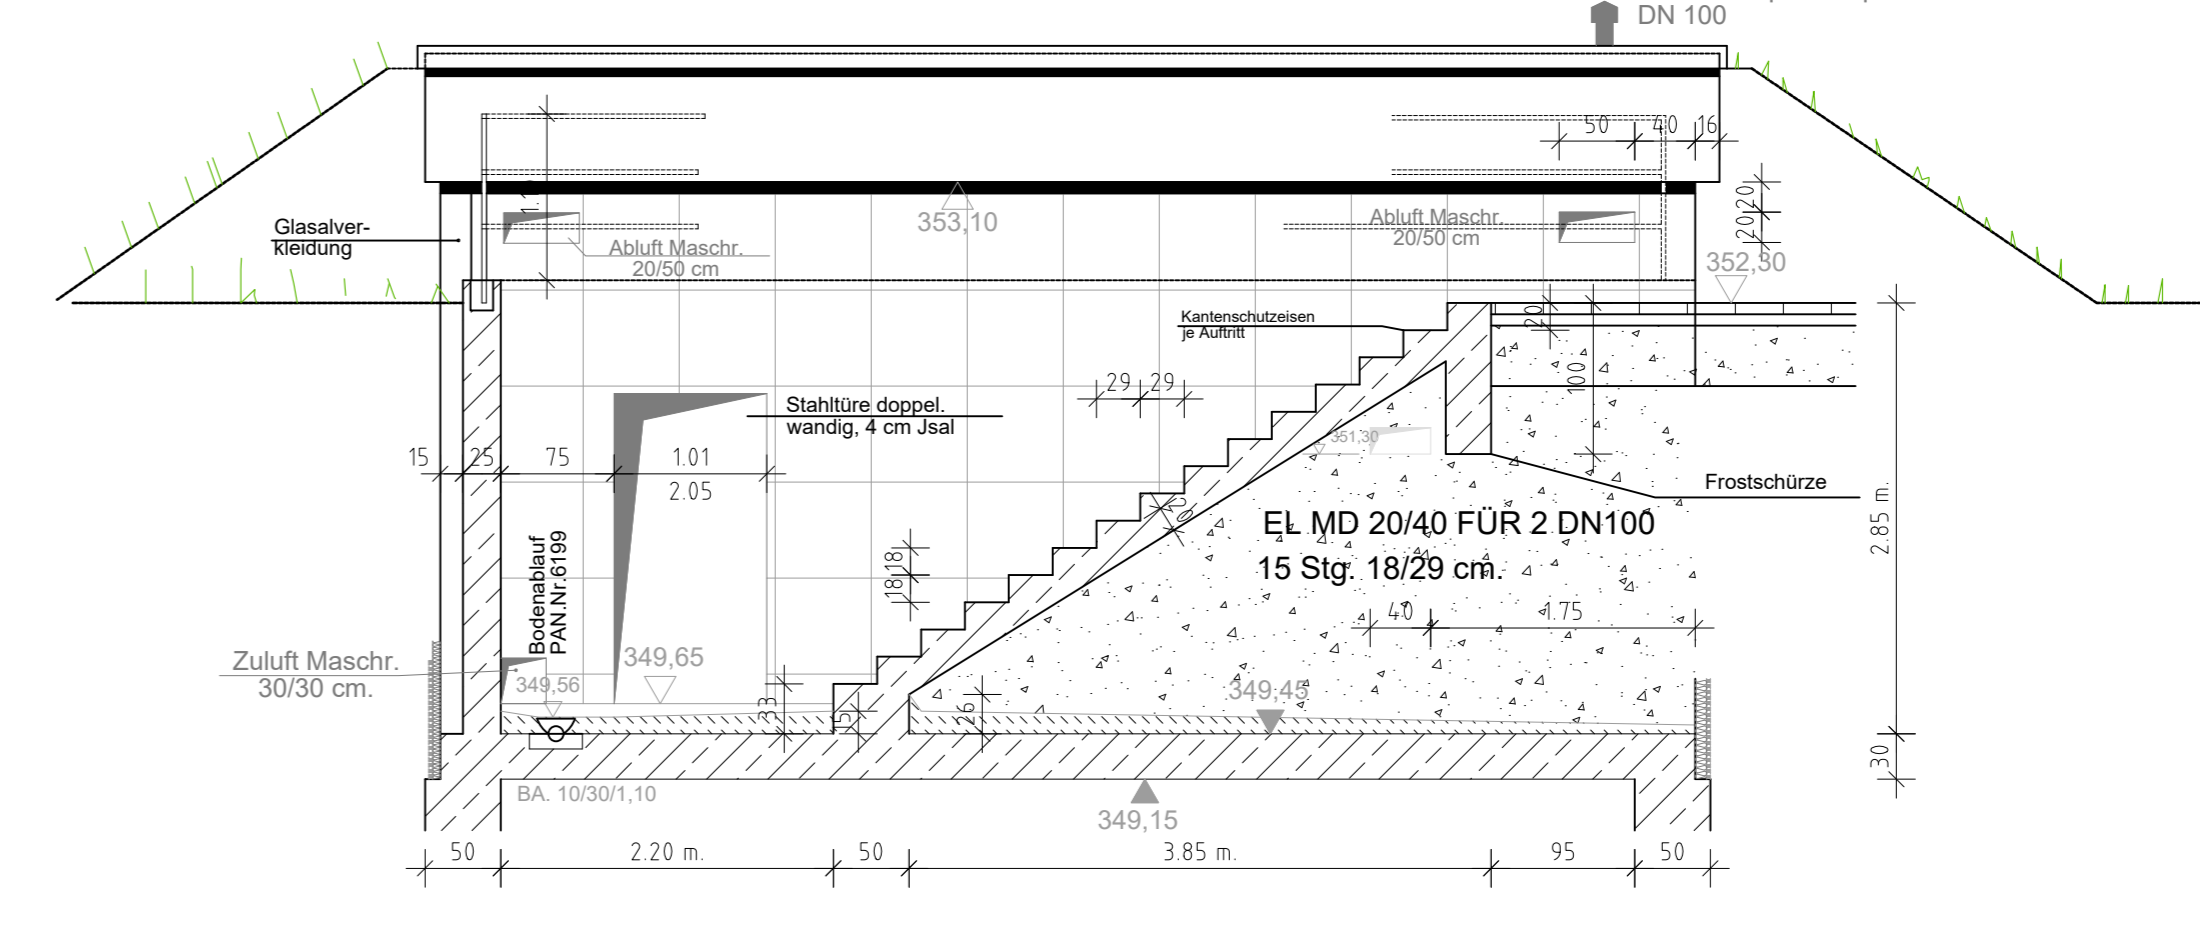


Leistungsangaben:

| | |
|------------------|-----------|
| Pumpenleistung : | 1332 m³/h |
| Förderhöhe : | 3,5 m. |
| Motor : | 30 kw. |


Draufsicht:

M=1:50

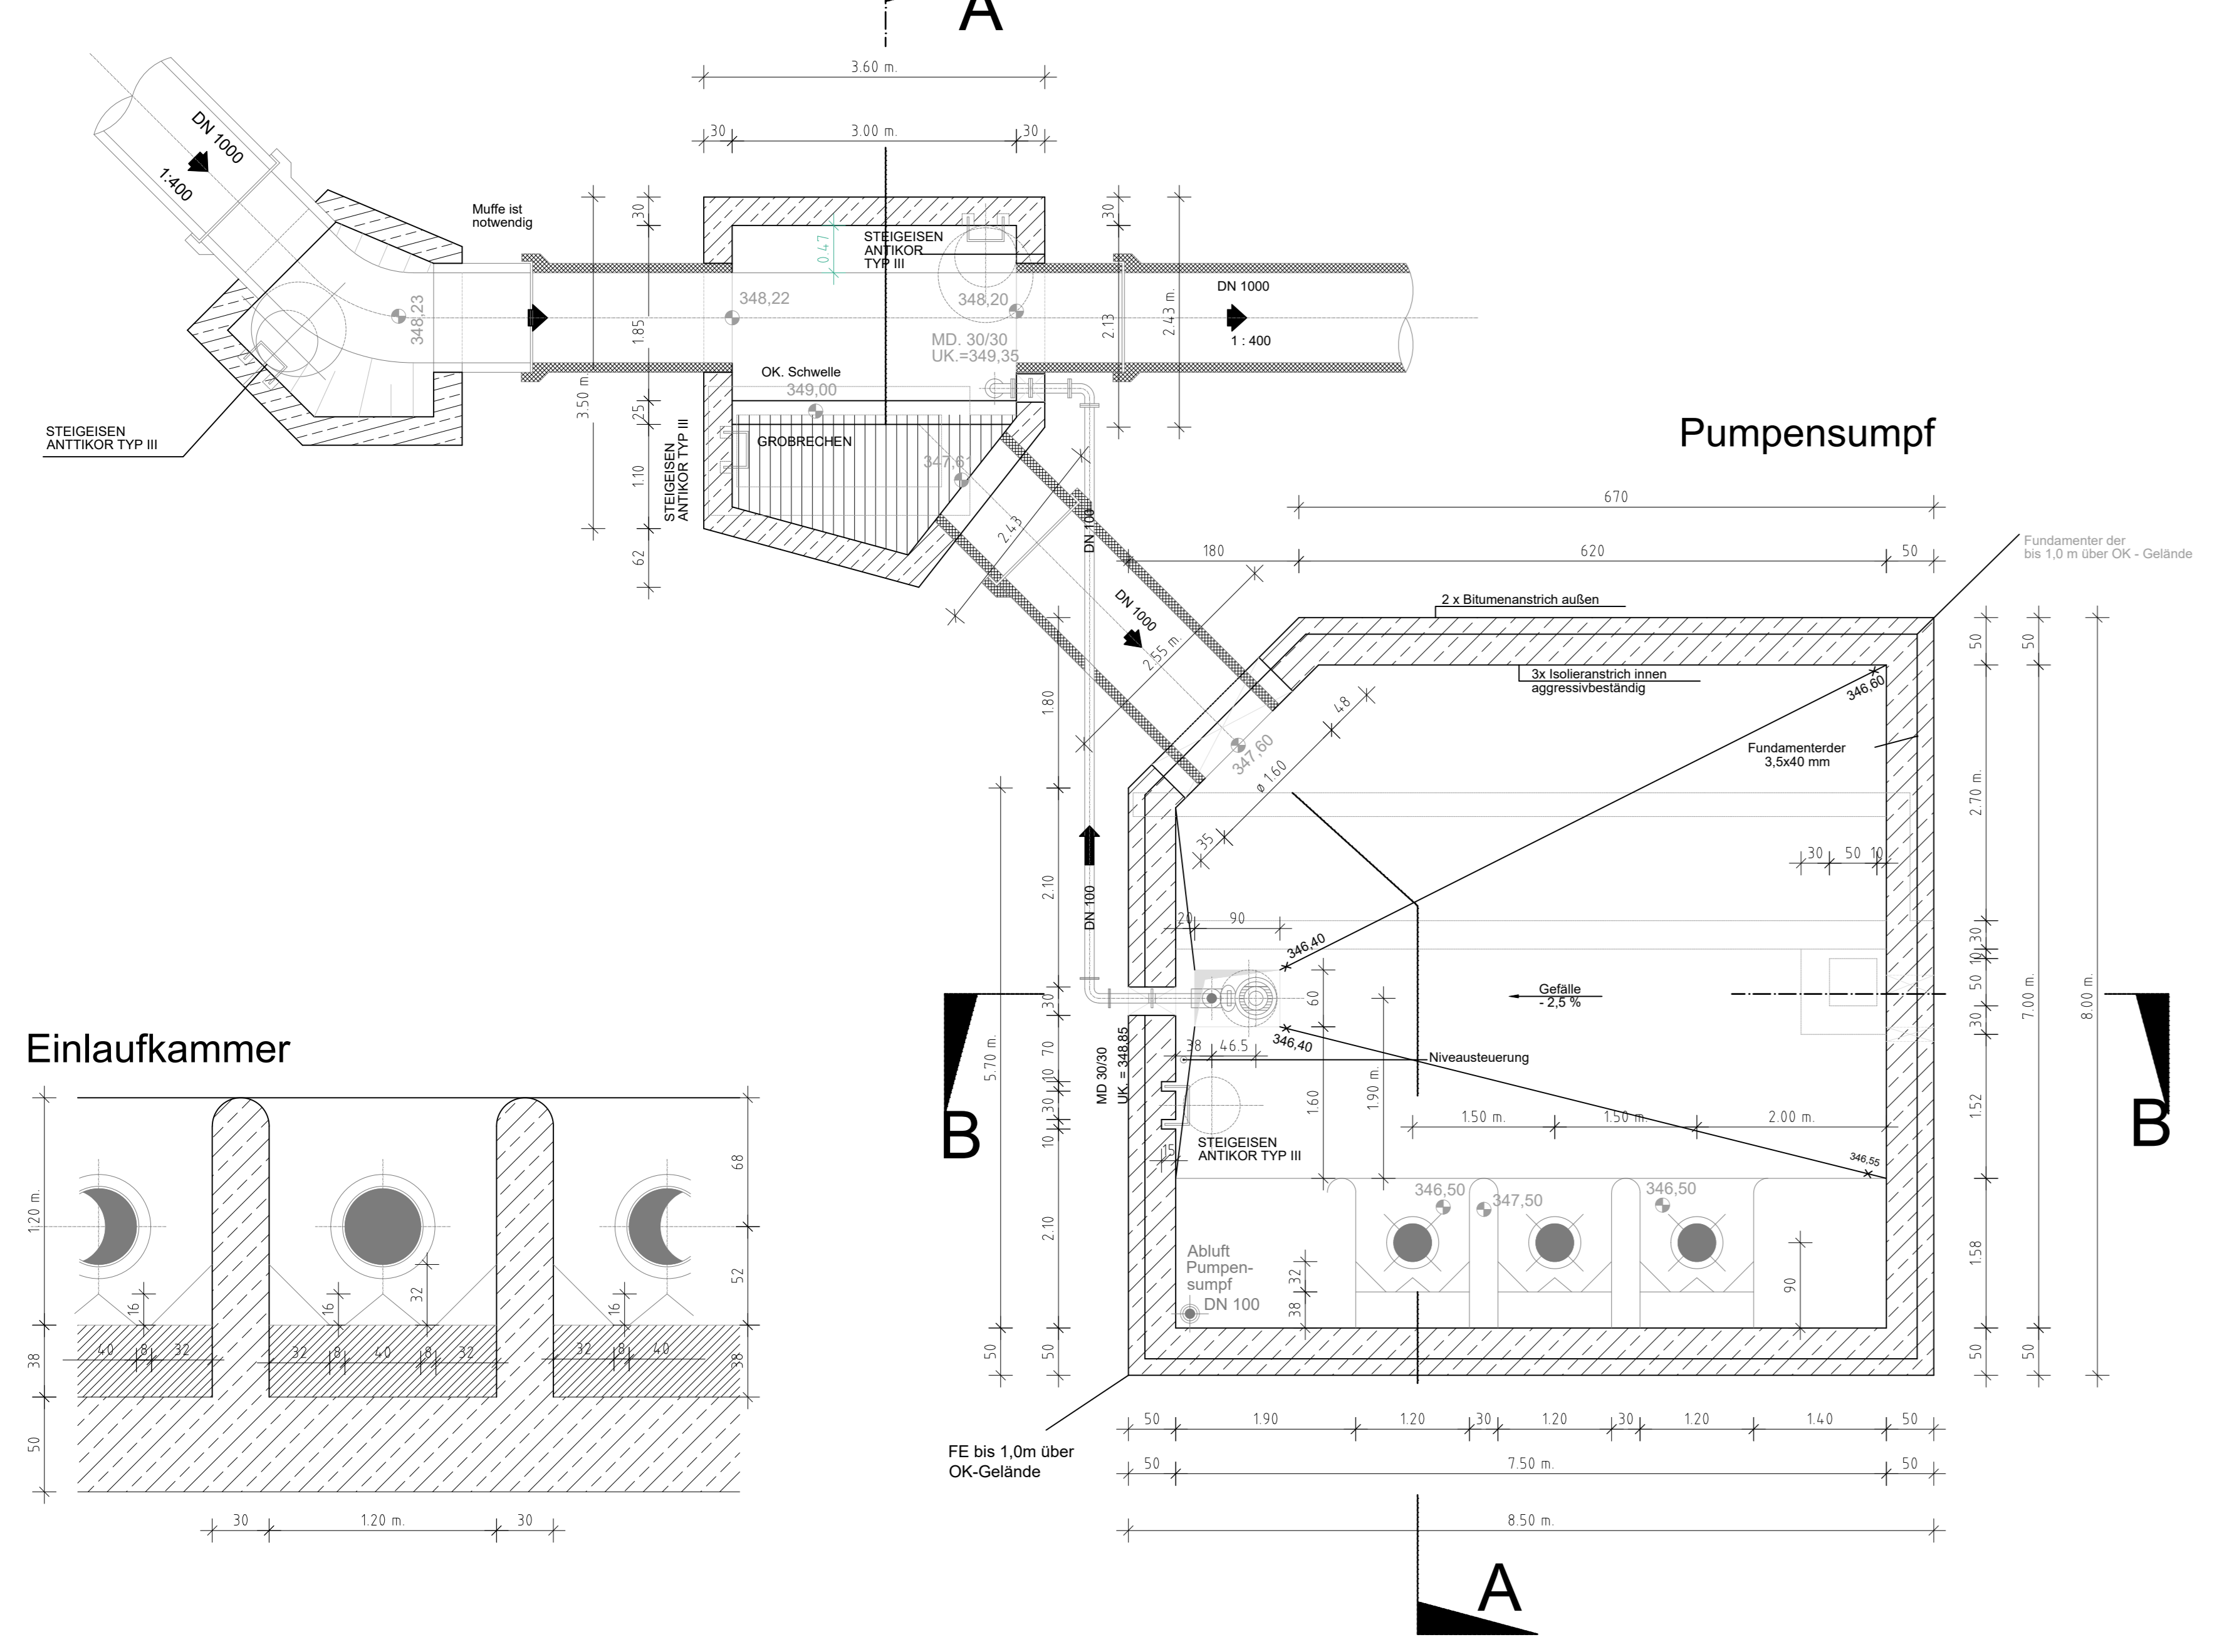

Detail : I


M=1:20

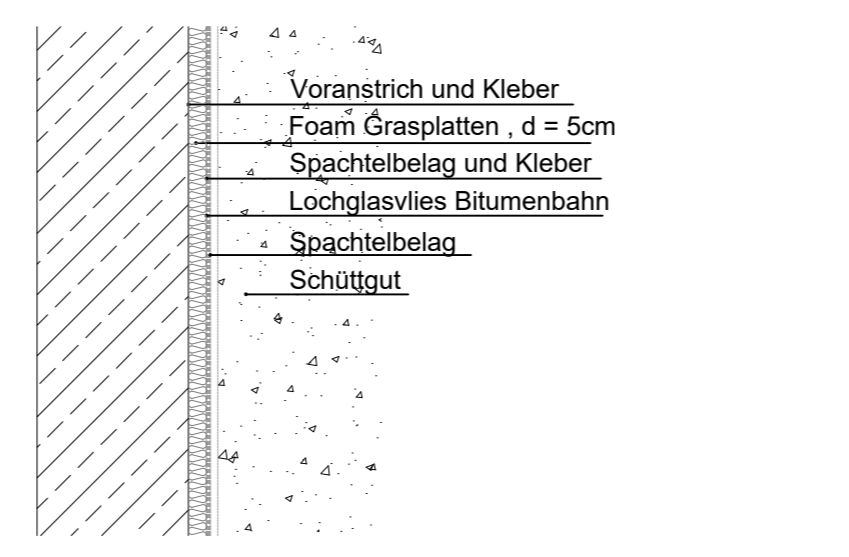

Wandisolierung


Detail : II

M = 1:25

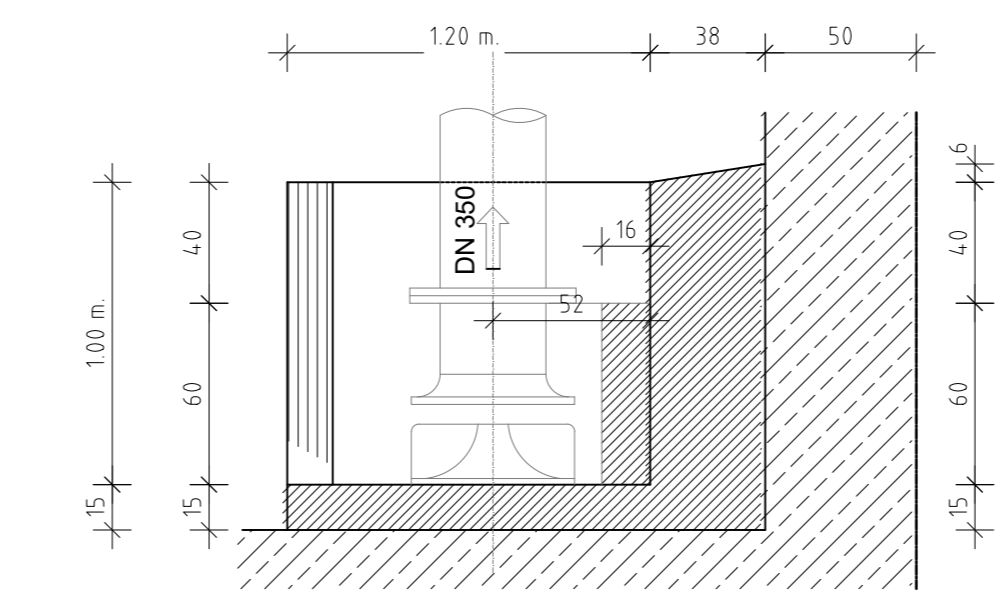

Detail : III


M = 1:20

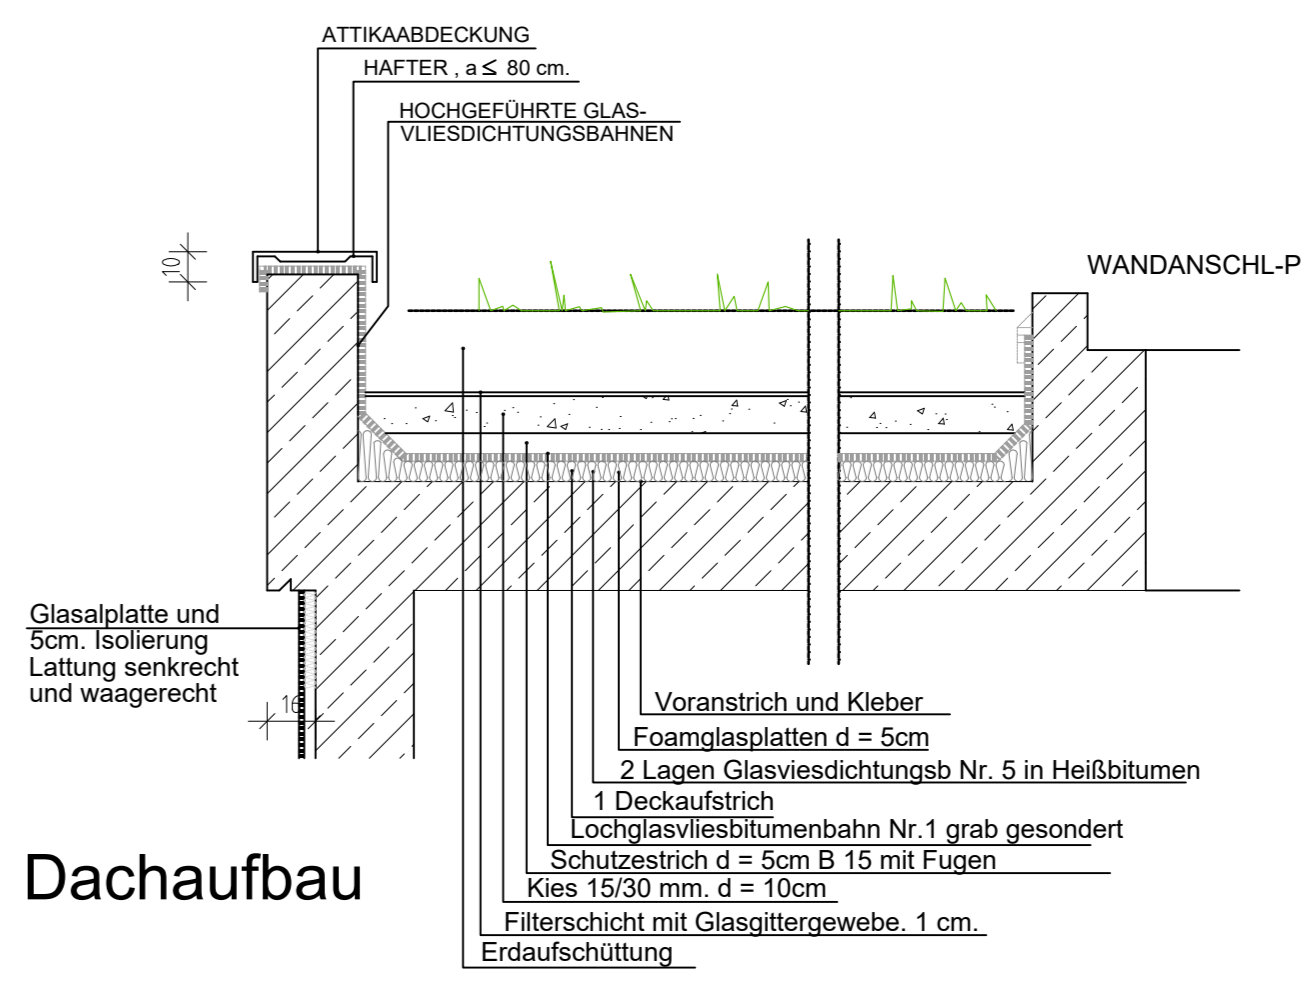

Dachaufbau


Draufsicht:

M=1:50

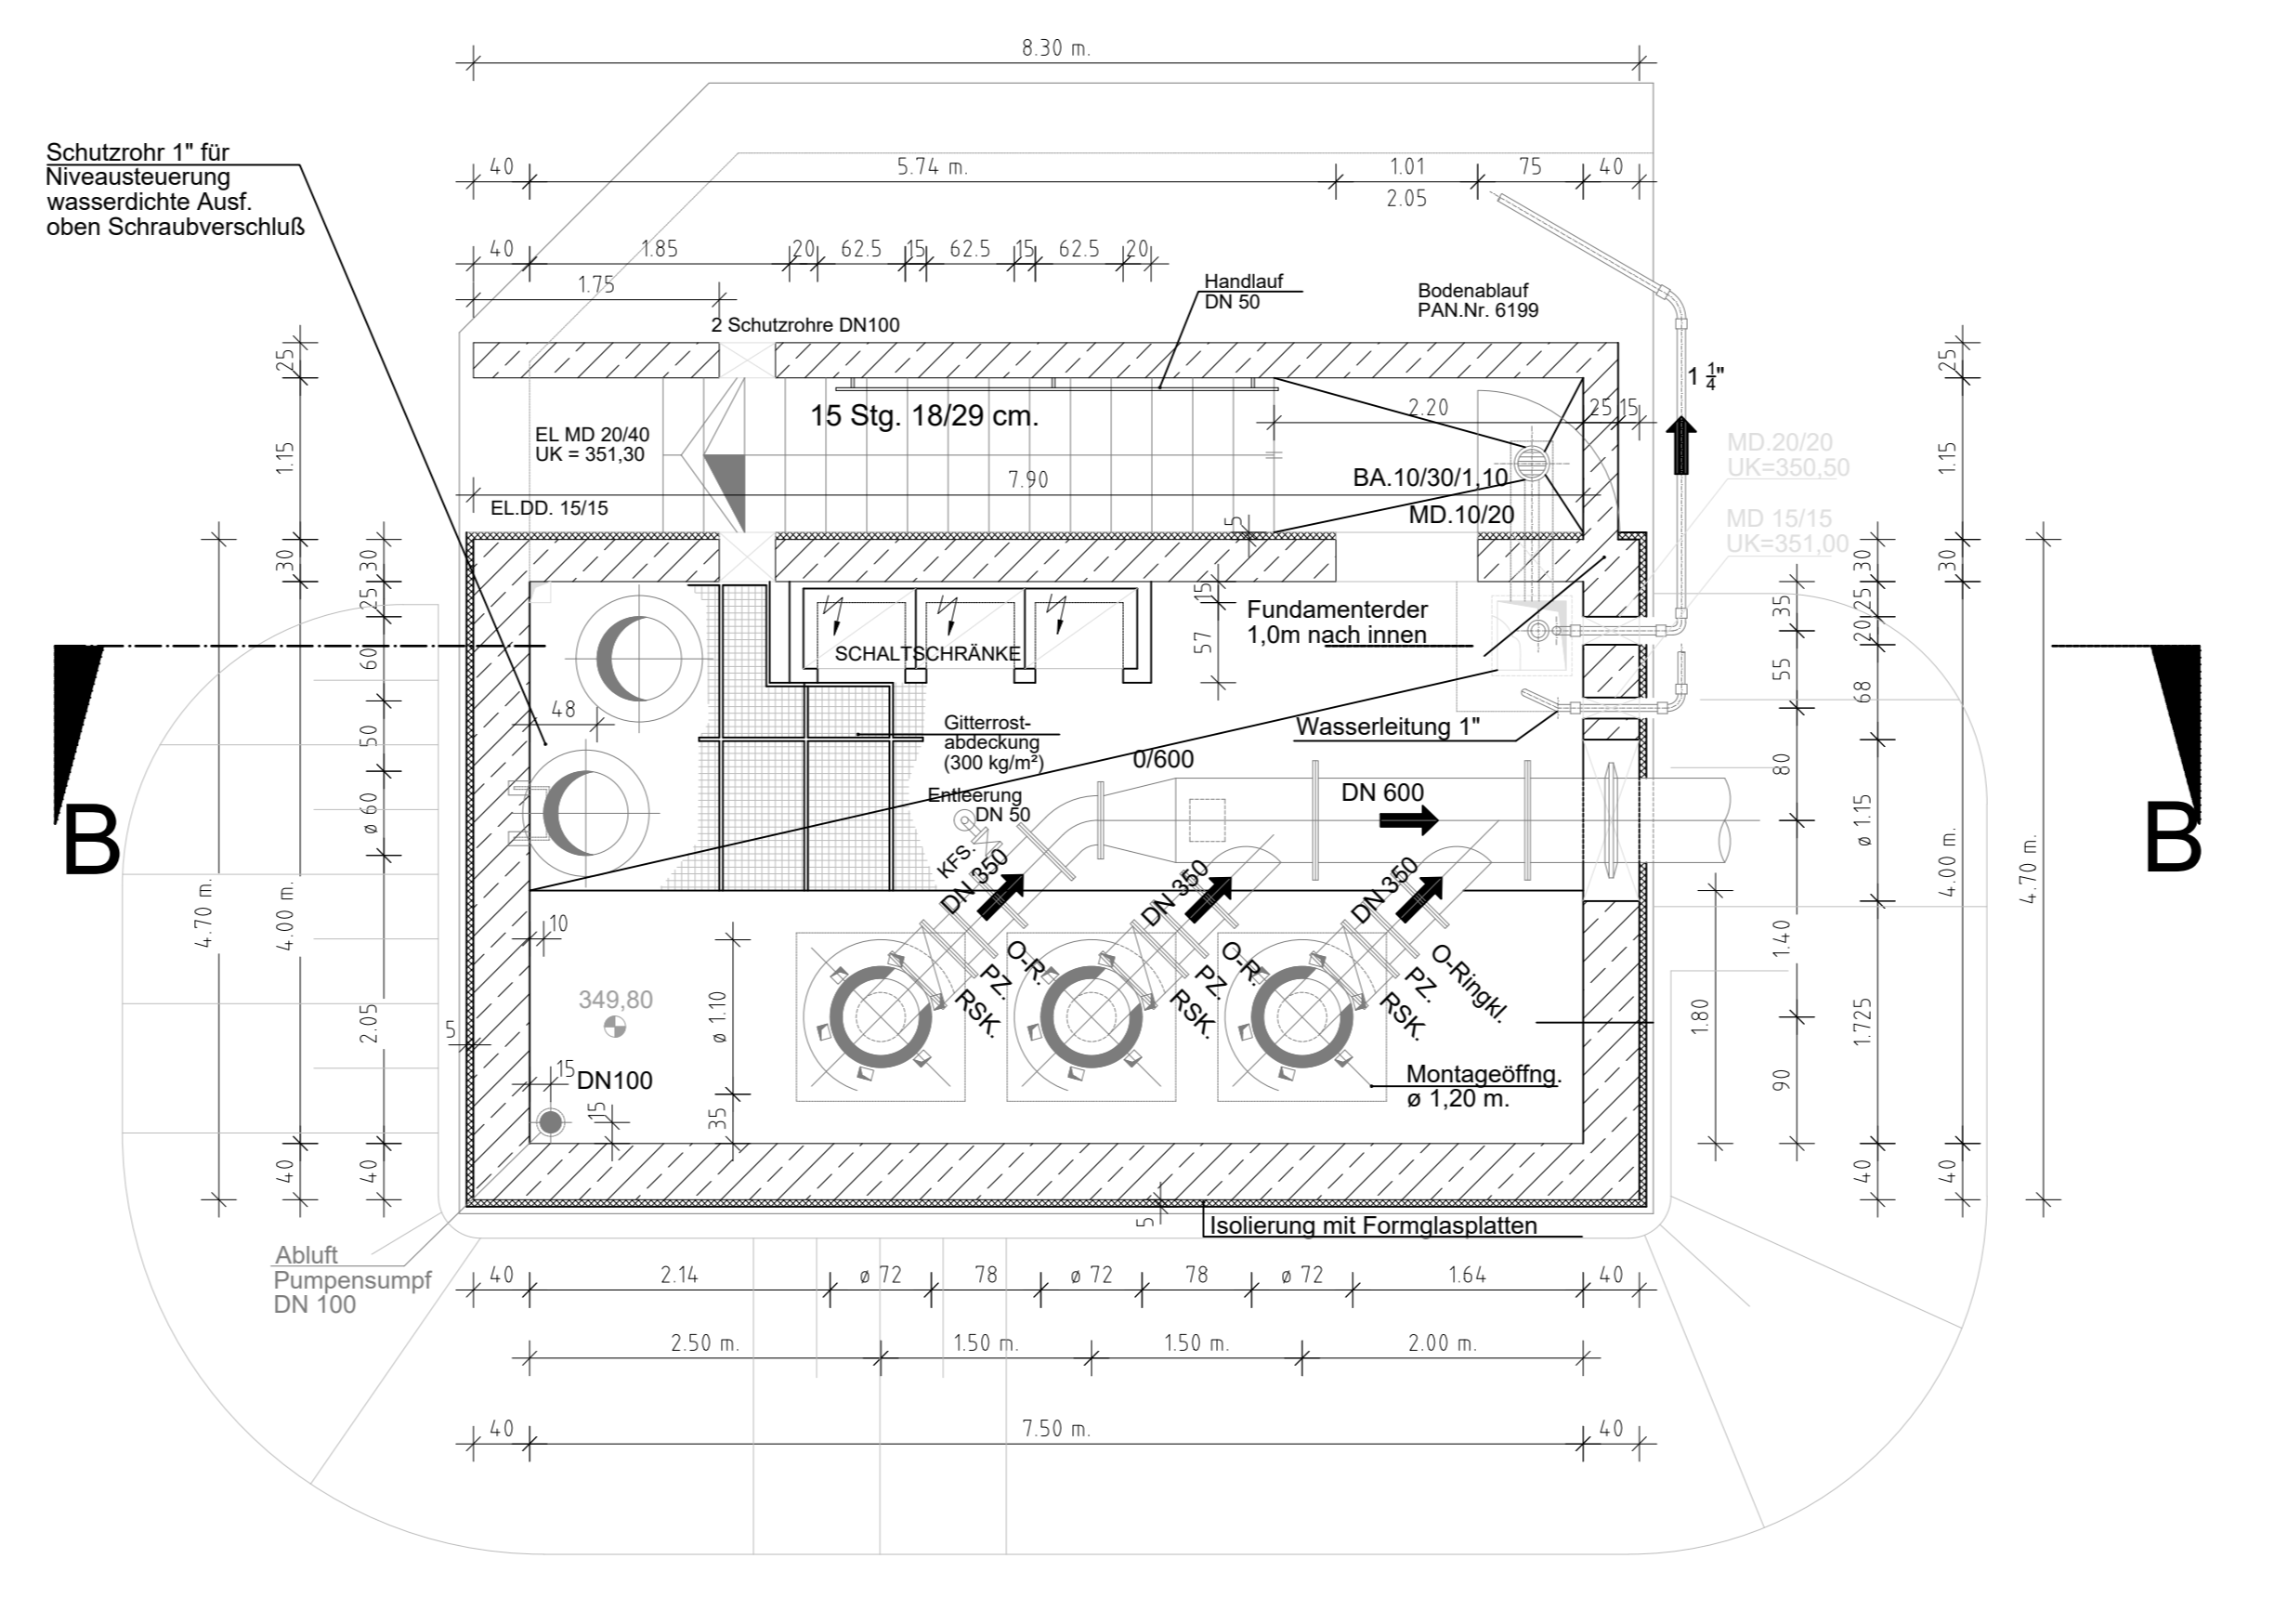

Maschinenraum

Lageplan M 1:1000

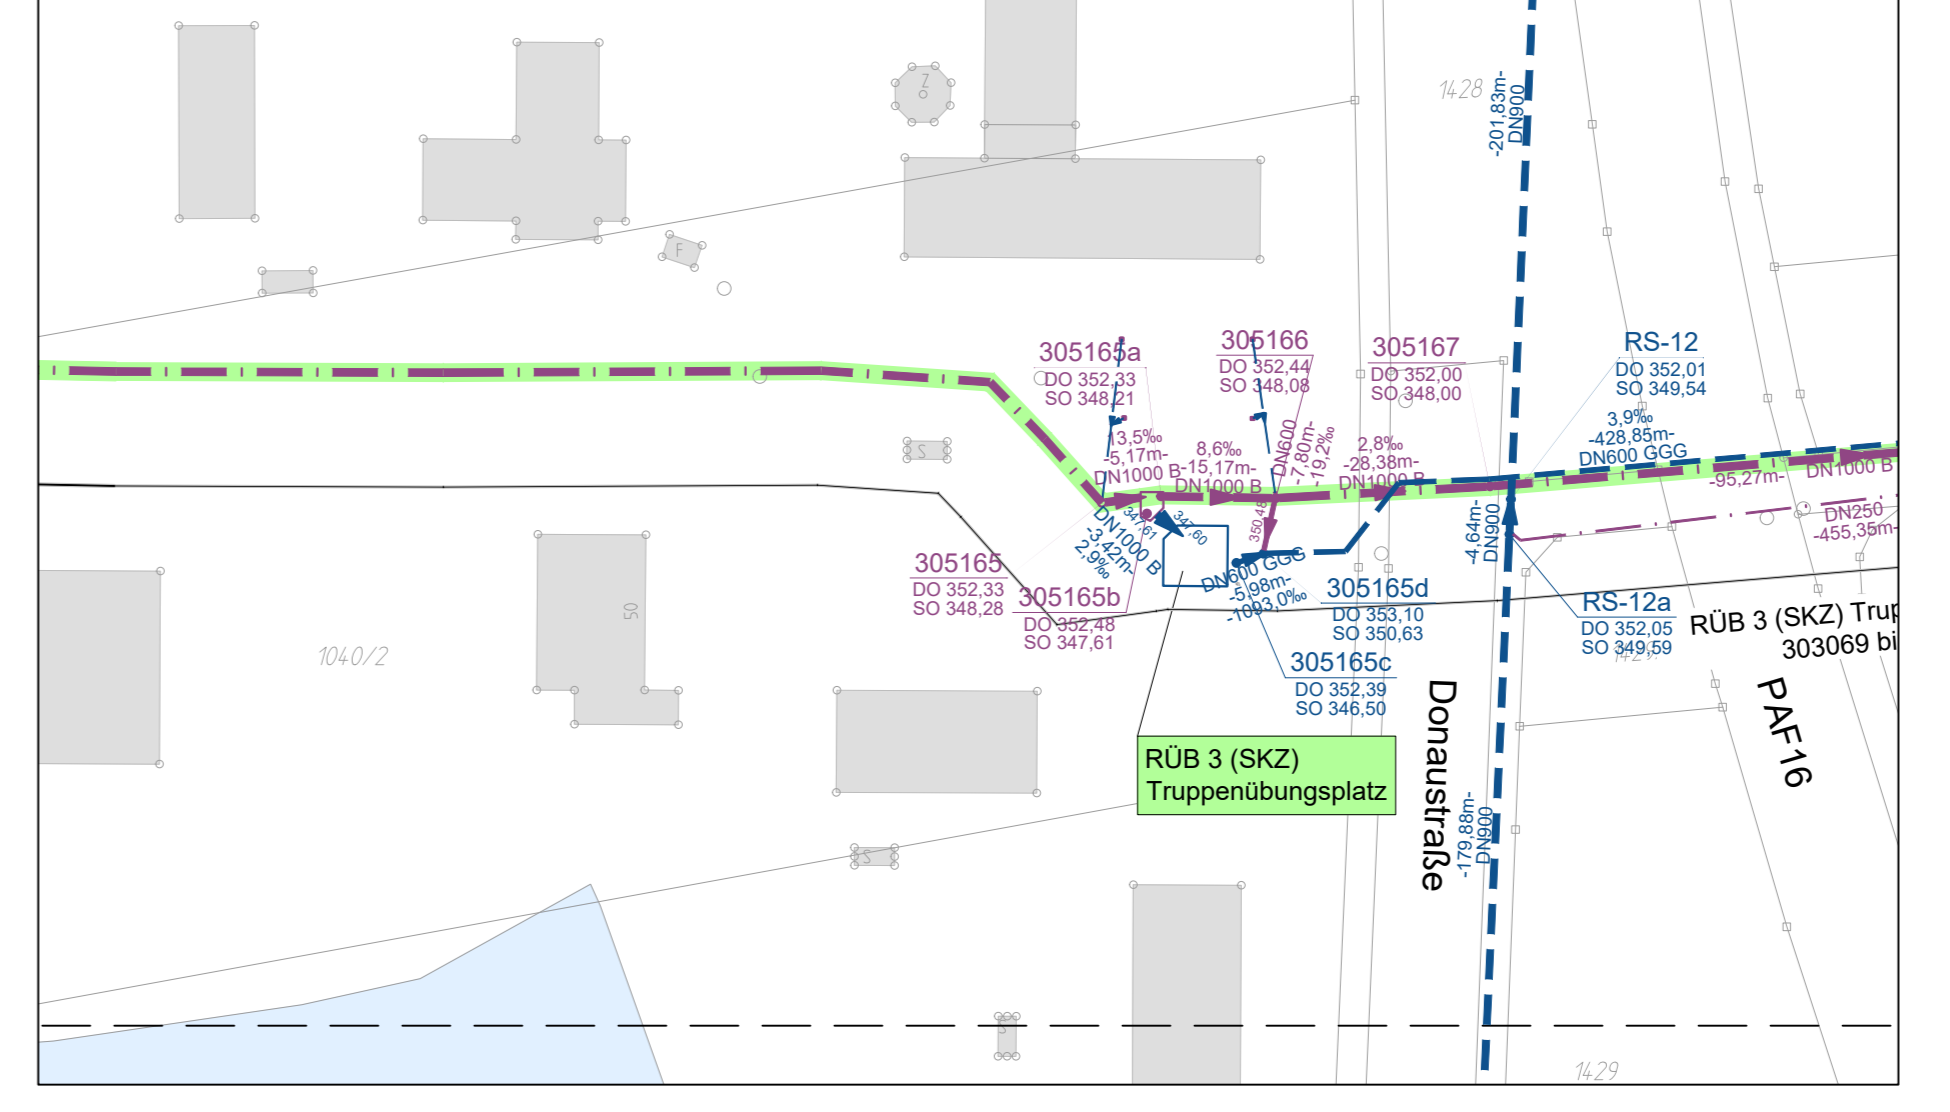

Legende :

- Fertigteil
- Isolierung
- Stahlbeton
- Profil- bzw. Gefällebeton
- Sauberkeitsschicht
- Maß geändert
- Vermessung WP

Hinweis Bauwerke:
Das in diesem Bestandsplan abgebildete Bauwerk wurde auf Basis der nachfolgend aufgeführten Datenquelle vollständig digitalisiert.

Datengrundlage:
REG-BAUIMSTR. SCHLEGEL GmbH & Co
8 München 19, GUNTHERSTR. 29
TEL. 1760149

Aufstellungsdatum: München, den 19.07.1978

Hinweis Kanalbestand:
Der Lageplanausschnitt wurde auf Grundlage der Kanalbestandsdaten des Staatlichen Bauamts Ingolstadt zur Liegenschaft der Bundeswehr Kaserne Münchmünster erstellt. Grundlage waren die Kanalbestandsdaten mit Stand vom 19.12.2000.

| | | | |
|---|-------------------|---|-------------|
| Index: | Art der Änderung: | Datum: | gezeichnet: |
| Projekt: Wasserrecht Regenentlastungsanlagen Einzugsbereich Kläranlage Münchmünster Gde. Münchmünster, Stadt Neustadt/Donau Lkr. Pfaffenhofen/Inn, Kelheim | | | |
| Planname: RÜB 3 (SKZ) Truppenübungsplatz | | Projekt Nr.: 3017.059 Datum: 11.12.2020 | |
| Plan-Nr./Index: GP EB03 | | Maststab: 1:50 1:1000 | |
| Plangrundlagen: Geländedaten: Bayerische Vermessungsverwaltung digitale Flurkarte mit Stand 09/2016 und 06/2019 | | Aufgestellt: Gauss-Krüger D. Gohring | |
| Einheitsverfasser: WipflerPLAN Planungsgesellschaft mbH Architekten Bauplanung Vermessungsingenieur Erschließungsingenieur | | geprüft: K. Parth | |
| WipflerPLAN Planungsgesellschaft mbH 85276 Pfaffenhofen/Inn Tel.: 08441 5048-0 Fax: 08441 460204 www.wipflerplan.de info@wipflerplan.de | | Vorhabensträger: Gemeinde Münchmünster Teskestraße 20 85153 Münchmünster Tel.: 08402 9399-0 Fax: 08402 9399-20 www.muenchmuenster.de gemeinde@munchmuenster.kym.de Stadt Neustadt a. d. Donau | |

